


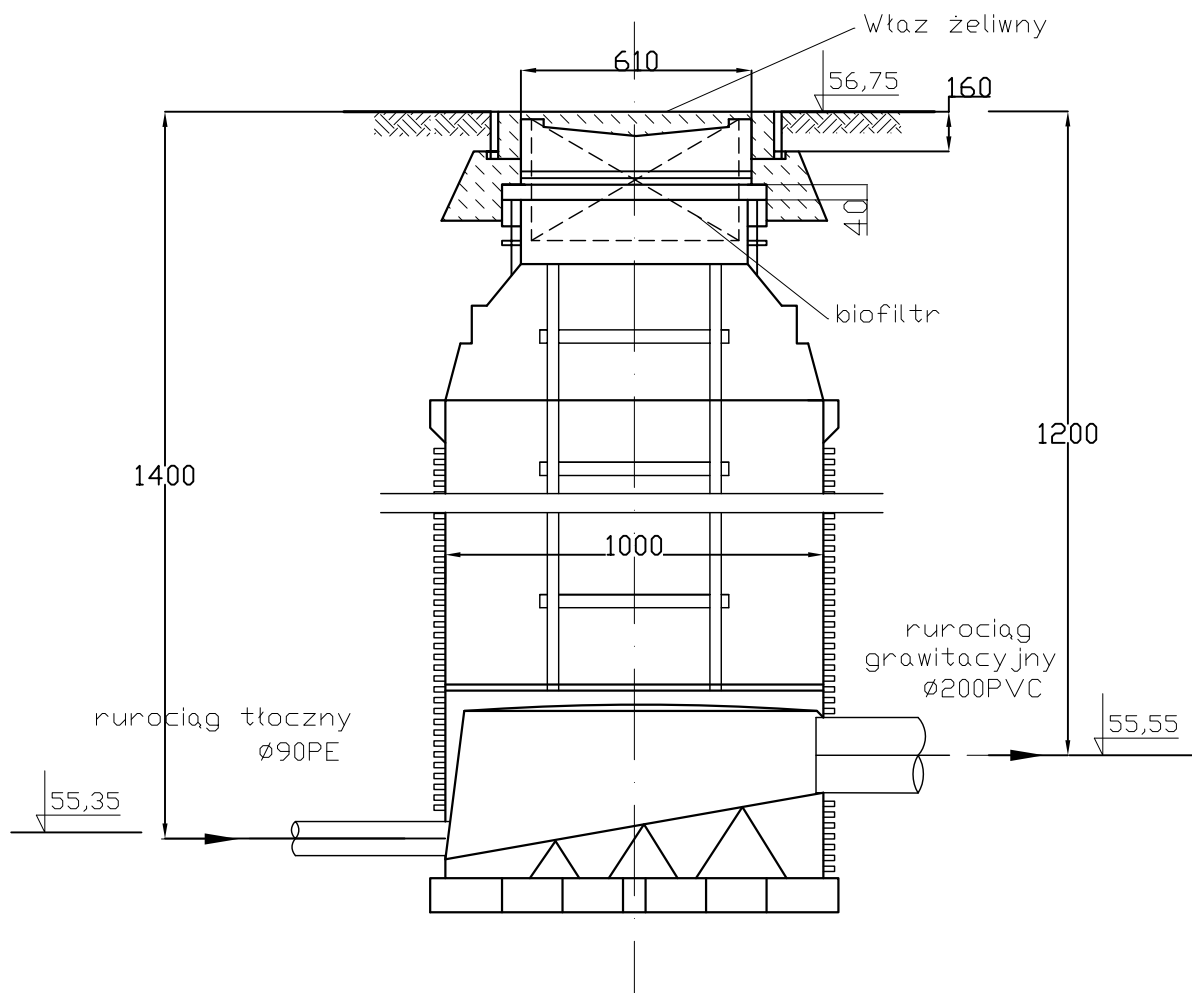

jednostka projektowa: "INWOD" Inżynieria Środowiska Wodnego Projektowanie i Nadzory 70-206 Szczecin ul. Dworcowa 2a tel./fax. 091-488-38-28 autor/projektował: mgr inż. Piotr Byczkowski upr. 160/Sz/2002 opracował: inż. Mateusz Dotzonek sprawił: mgr inż. Waldemar Łagiewka upr. 323/Sz/89 Pracownia projektowa zastrzega sobie w stosunku do niniejszego projektu wszelkie prawa wynikające z ustawy o prawie autorskim.	inwestor: Gmina Resko ul. Rynek 1 72-315 Resko przedsięwzięcie: Budowa sieci kanalizacji sanitarnej w miejscowości Ługowina, Smólsko, Prusim, gmina Resko obiekt: SMÓLSKO nr/tytuł zadania: ZADANIE 2 Budowa sieci kanalizacji sanitarnej w m. Smólsko stadium: PROJEKT BUDOWLANO - WYKONAWCZY tytuł tomu: Projekt zagospodarowania terenu tytuł rysunku: Studnia rozprężna SR miejsce i data: SZCZECIN, III.2013 skala: 1:20 nr rys.: 11
---	---