


KARTA REJESTRACYJNA
mapy dla celów projektowych

OBIEKT: Stare Drawsko dz. 87/5 Obr. Stare Drawsko gm. Czaplinek powiat: drawski woj. zachodniopomorskie	Przedsiębiorstwo Geodezyjno-Kartograficzne Dariusz Kęsy Ul. Wojska Polskiego 70A/5 78-460 Barwice NIP 673-143-10-77
SKALA : 1:500 Układ współrzędnych: „2000” Poziom odniesienia wysokości: Kronsztadt	Wykonano w ramach roboty geodezyjnej: nr: GK.6640.178.2014
Kierownik roboty: Dariusz Kęsy upr. nr 18488 zakres I;	W zakresie opracowania znajdują się punkty osnowy geodezyjnej podlegające ochronie na podst. art. 15, art. 48 ust 1 pkt 3 ustawy Prawo geodezyjne i kartograficzne nr: brak
Mapę do celów projektowych sporządzono metodą cyfrową przy wykorzystaniu: mapy zasadniczej w skali 1:500 5.204.30.15.2.3 – 4.1	Granice i nr działek ewidencyjnych: wg danych WGKiK Starostwa Powiatowego w Drawsku Pom. z dnia 03.02.2014 r. Na mapie do celów projektowych nie ustalono obciążeń służebnościami gruntowymi ujawnionymi w księgach wieczystych
Na mapie do celów projektowych wykazano następujące uzgodnione przez ZUDP projekty sieci uzbrojenia terenu: brak	Rejestracja: Ponieważ się ze niniejszy dokument został opracowany w wyniku prac geodezyjnych i kartograficznych, których rezultaty zawiera operat techniczny wpisany do ewidencji materiałów państwowego zasobu geodezyjnego i kartograficznego Organ prowadzący państwowy zasób geodezyjny i kartograficzny Identyfikator ewidencyjny materiału zasobu - operatu technicznego Data wpisania operatu technicznego do ewidencji materiałów zasobu Imię, nazwisko, podpis osoby reprezentującej organ STAROSTA DRAWSKI WYDZIAŁ GEODEZJI, KARTOGRAFII I KATASTRU Reprodukowanie, rozpowszechnianie i rozprowadzanie niniejszego dokumentu wymaga zezwolenia, o którym mowa w art. 18 ustawy z dnia 17 maja 1989 r. - Prawo geodezyjne i kartograficzne (Dz.U. z 2010r. Nr 193, poz. 1287 z zm.) Z up. STAROSTY 25. 02. 2014 Drawsko Pom. inż. Małgorzata Małkiewicz-Skorupa GEODETA POWIATOWY
Informacje dodatkowe: 1. — — — zakres pomiaru 2. Redakcja znaków zgodna z instrukcją techniczną K-1 (Podstawowa Mapa Kraju z 1998 r.) 3. Mapa nadaje się do celów projektowych w zakresie pomiaru 4. Stopień kartometryczności mapy do celów projektowych jest zgodny z przepisami instrukcji technicznej K-1 (Podstawowa Mapa Kraju z 1998 r.) 5. Wszystkie trwale obiekty budowlane podlegają wytyczeniu przez jednostkę wykonawstwa geodezyjnego 6. Nie wyklucza się istnienia w terenie również uzbrojenia, o którym brak było informacji branżowych i nie zostało odnalezione w czasie inwentaryzacji geodezyjnej	STAROSTA DRAWSKI WYDZIAŁ GEODEZJI, KARTOGRAFII I KATASTRU Reprodukowanie, rozpowszechnianie i rozprowadzanie niniejszego dokumentu wymaga zezwolenia, o którym mowa w art. 18 ustawy z dnia 17 maja 1989 r. - Prawo geodezyjne i kartograficzne (Dz.U. z 2010r. Nr 193, poz. 1287 z zm.) Z up. STAROSTY 25. 02. 2014 Drawsko Pom. inż. Małgorzata Małkiewicz-Skorupa GEODETA POWIATOWY
Uzbrojenie opracowano na podstawie : 1. danych branżowych – z literą B 2. pośredniego ustalenia przebiegu aparaturą elektromagnetyczną - z literą A 3. bezpośrednich pomiarów powykonawczych – bez litery W związku z tym w częściach 1 i 2 nie gwarantuje się kompletności, a dokładność położenia uzbrojenia na mapie może być niższa od dokładności kartometrycznej mapy	Kierownik jednostki wykonawstwa geodezyjnego GEODETA UPRAWNIONY Dariusz Kęsy Upr. Nr 18488
Aktualność wtórnika na dzień: 05.02.2014 r.	

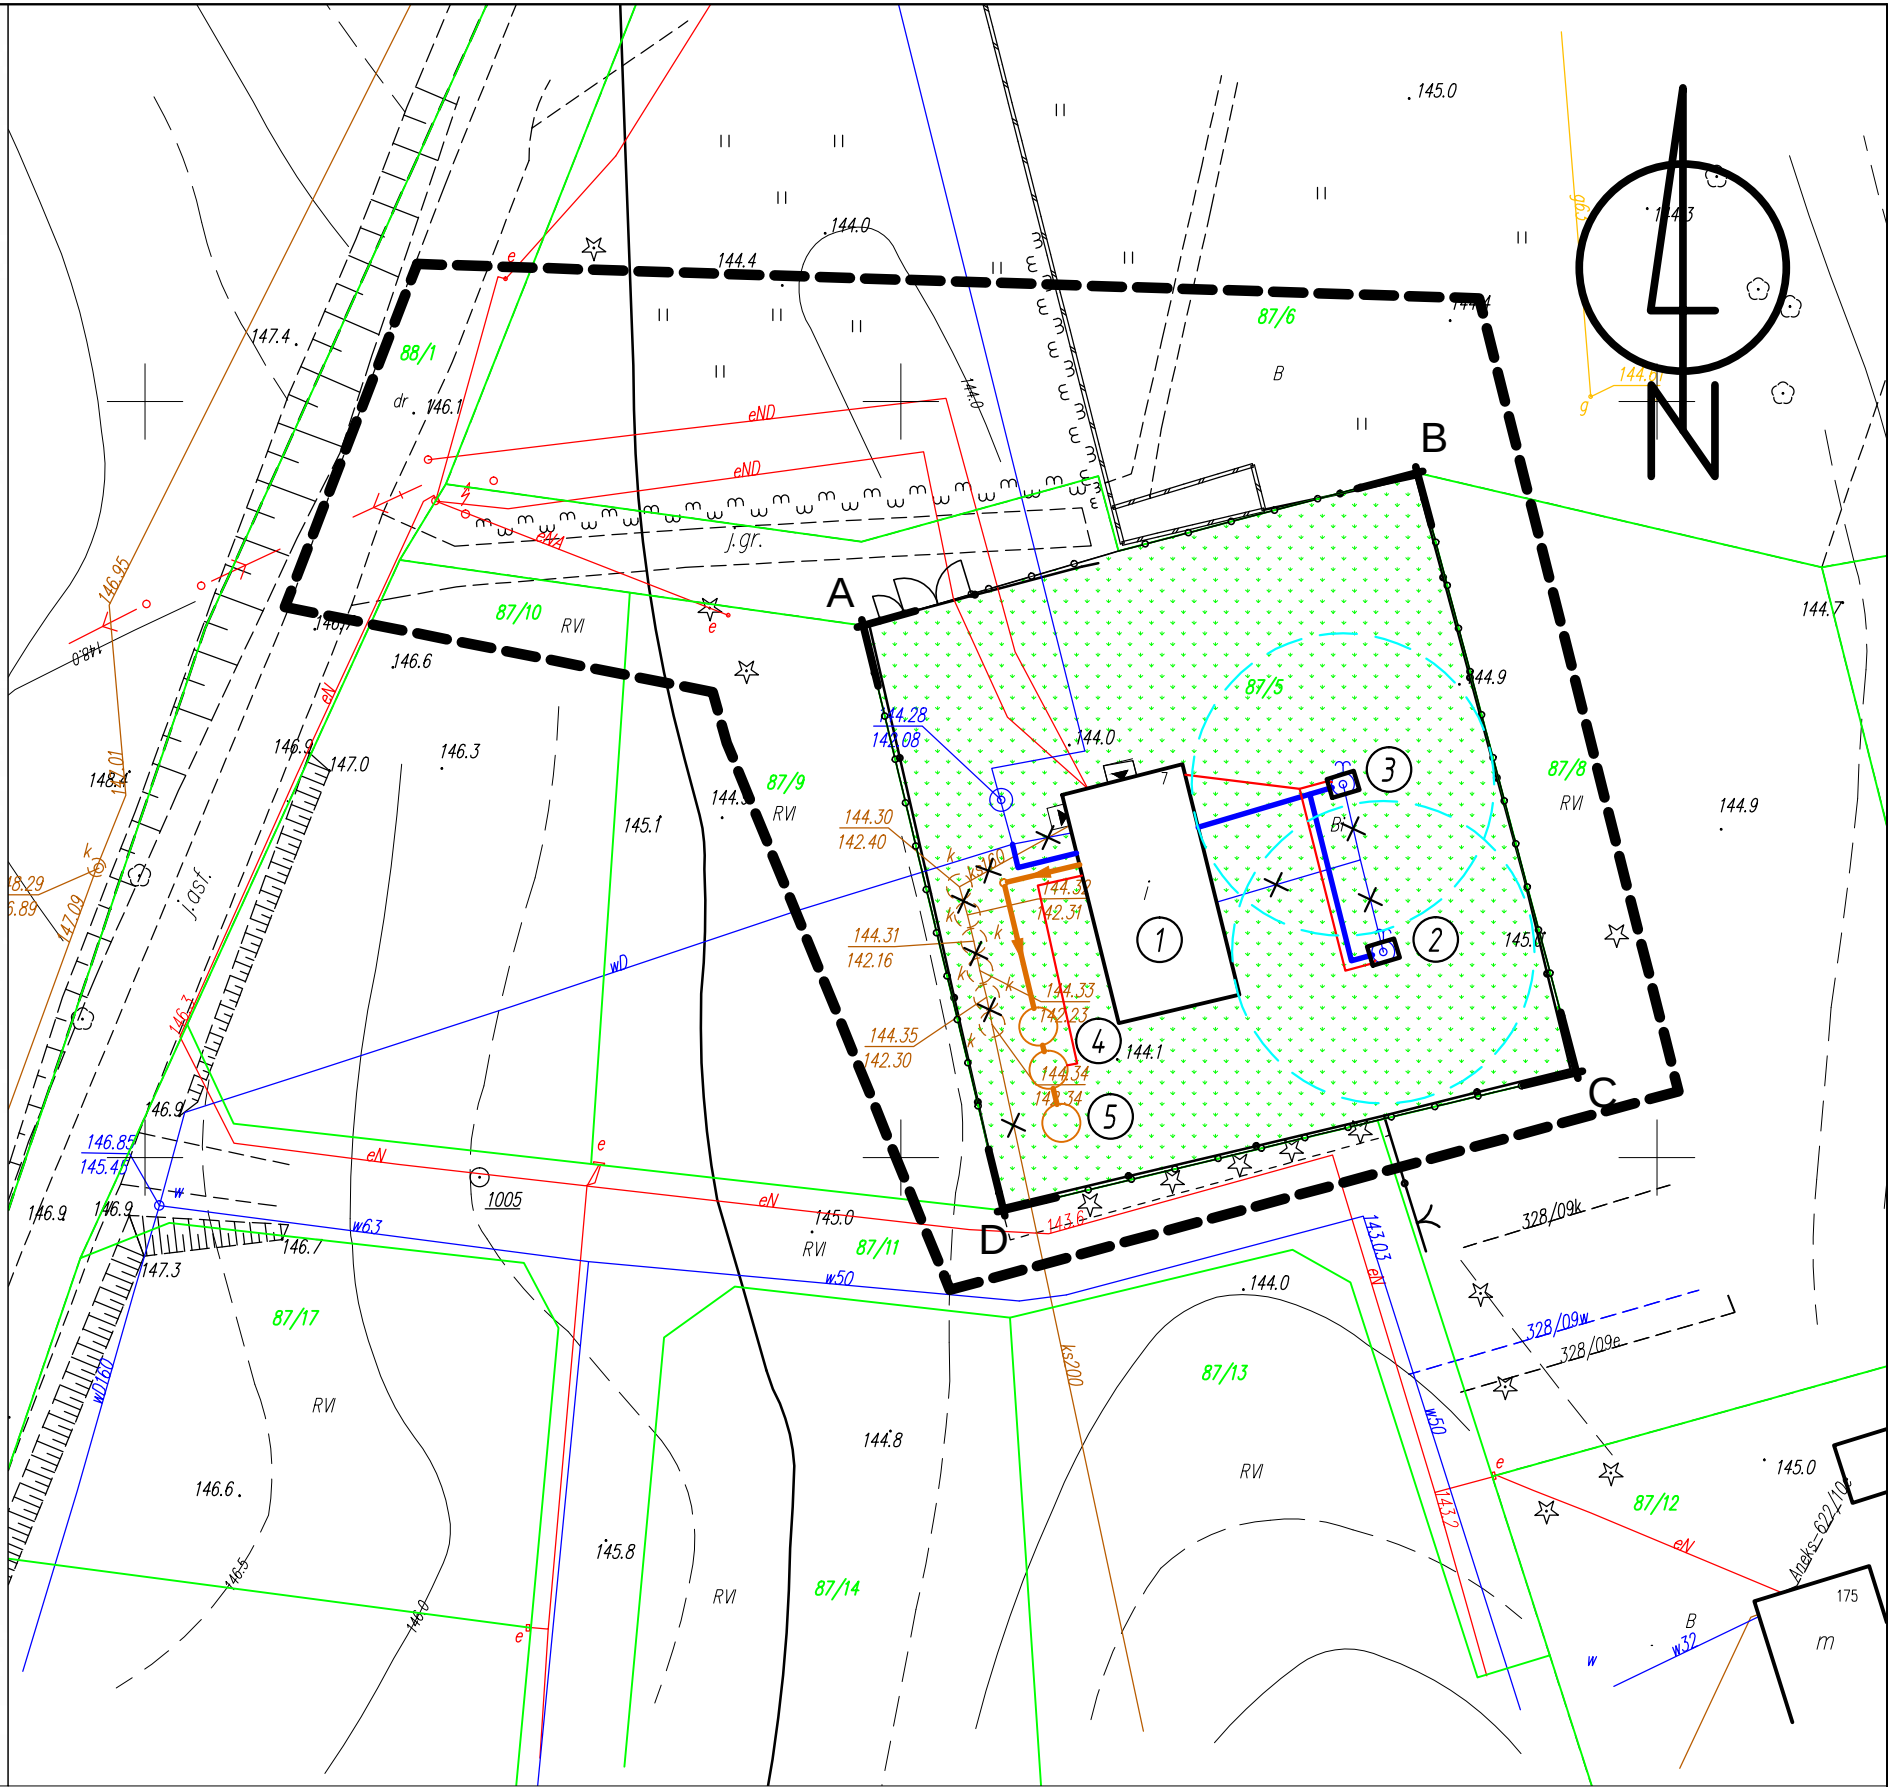

LEGENDA SIECI PROJEKTOWANYCH:

- SIECI WODOCIĄGOWE
- SIECI KAN. POPŁUCZNEJ
- KABLE ENERGETYCZNE
- SIECI DO WYŁĄCZENIA Z EKSPLOATACJI
- OGRODZENIE
- TERENY ZIELONE

OBIEKTY:

- 1 - BUDYNEK STACJI UZDATNIANIA WODY
- 2 - STUDNIA GŁĘBINOWA SW1
- 3 - STUDNIA GŁĘBINOWA SW2
- 4 - ODSOJNIK WÓD POPŁUCZNYCH
- 5 - STUDNIA CHŁONNA
- STREFA OCHRONY BEZPOŚREDNIEJ UJĘĆ WODY

PROJEKT ZAGOSPODAROWANIA TERENU
UJĘCIA I STACJI UZDATNIANIA WODY
W STARYM DRAWSKU gm. CZAPLINEK
Dz. Nr 87/5

PROJEKTOWAŁ	mgr inż. arch. Andrzej Tyszecki	Upr. A/PNB/8300/124/79	
OPRACOWAŁ	mgr inż. arch. Andrzej Tyszecki	Upr. A/PNB/8300/124/79	
SPRAWDZIŁ	mgr inż. arch. Krzysztof Hodun	Upr. 9/ZPOIA/OKK/2012	
STADIUM OPRACOWANIA	P.BW	TESE RYSUNKI	NR RYS.
BRANŻA	PZT	PLAN ZAGOSPODAROWANIA TERENU	1
OBIEKT	STACJA UZDATNIANIA WODY	MIEJSCOWOŚĆ	DATA SP.
	STARE DRAWSKO gm. CZAPLINEK	SKALA	09/14
		1:500	