



FUNDAMENT F1 POD ZBIORNIK WODY

Skala 1:50

Zbrojenie dolne i górne

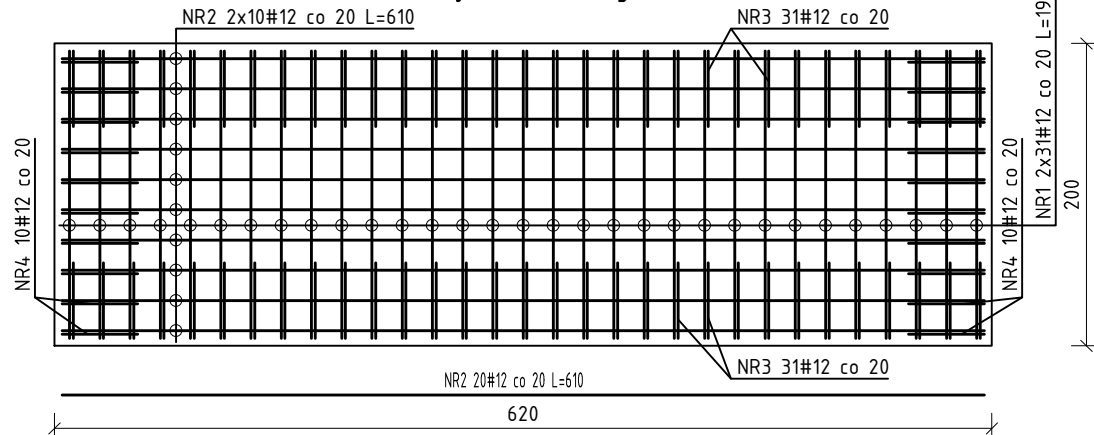

Przekrój D-D

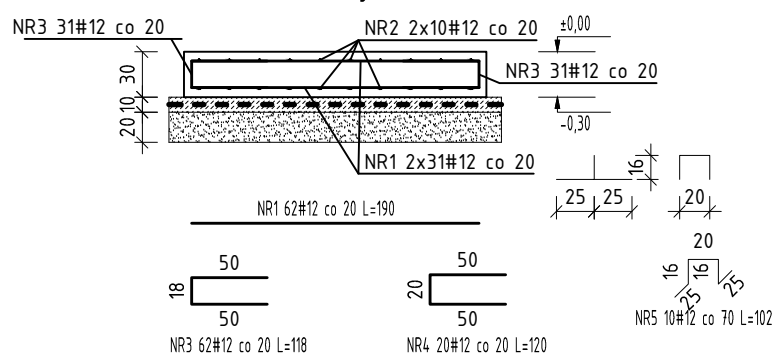


NR	ŚREDNICA (mm)	DŁUGOŚĆ (mm)	ILOŚĆ (szt.)	DŁUGOŚĆ ŁĄCZNA (m)	
				RB 500W	RB 500W
				#10	#12
				0,616	0,888
ZESTAWIENIE STAL					
1	12	190	62		117,80
2	12	610	20		122,00
3	12	118	62		73,16
4	12	120	20		24,00
5	12	102	10		10,20
RAZEM DŁUGOŚĆ (m)					347,16
MASA (kg)					308,16
RAZEM MASA (kg)					308,16


FUNDAMENT F2 POD POMPY

Skala 1:25

Przekrój A-A

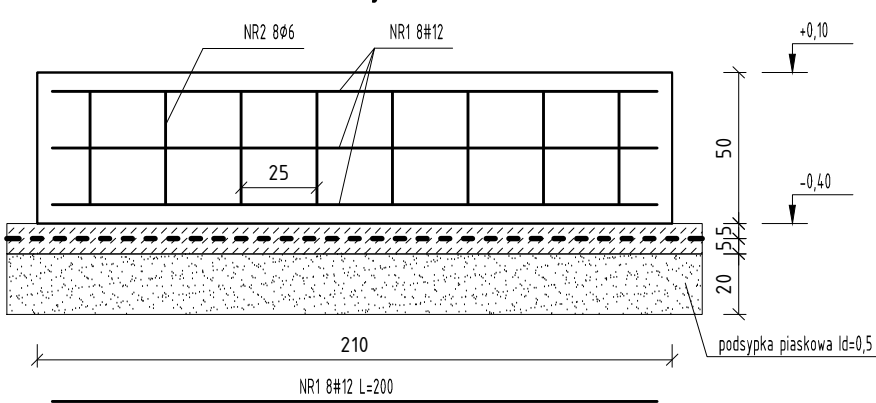

Przekrój B-B

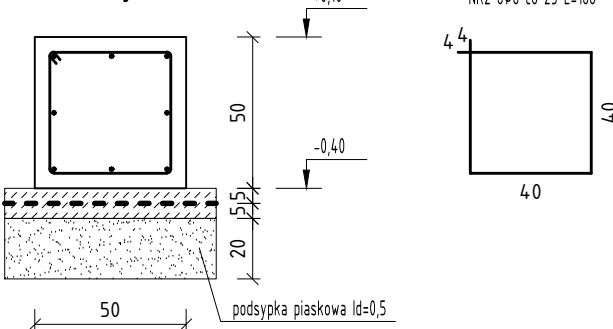


NR	ŚREDNICA (mm)	DŁUGOŚĆ (cm)	ILOŚĆ (szt.)	DŁUGOŚĆ ŁĄCZNA (m)	
				RB 500W	RB 500W
				Ø6	#12
				0,222	0,888
ZESTAWIENIE STALI					
1	12	225	8		18,00
2	6	168	8	13,44	18,00
RAZEM DŁUGOŚĆ (m)				13,44	18,00
MASA (kg)				2,98	15,98
RAZEM MASA (kg)					18,96


FUNDAMENT F3 POD ZBIORNIK KONTAKTOWY

Skala 1:25


Zbrojenie dolne

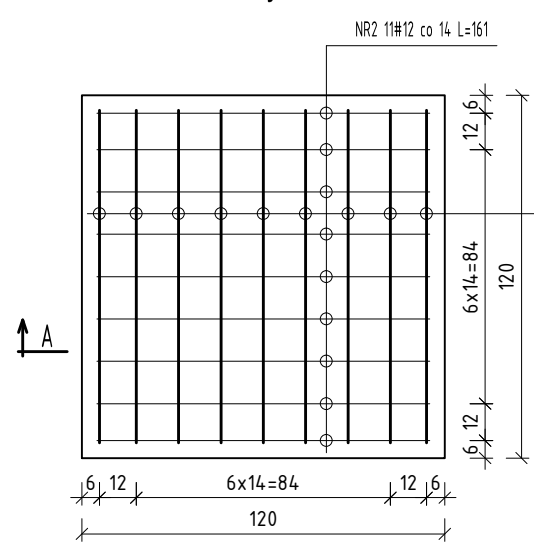

Zbrojenie górne

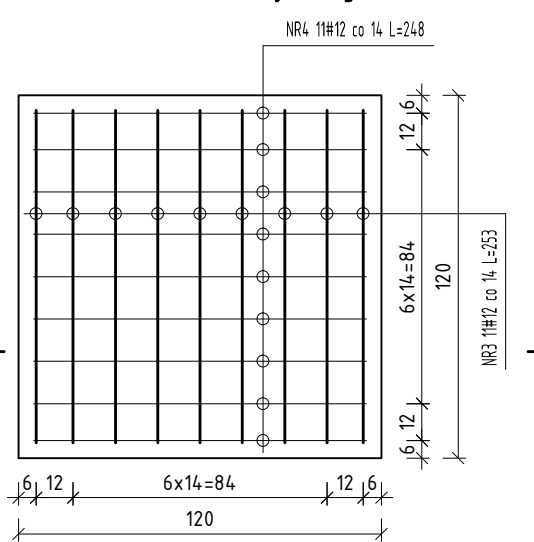

Przekrój A-A

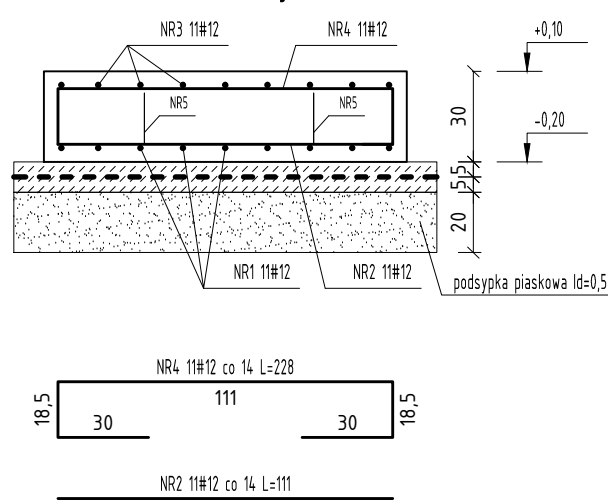


NR	ŚREDNICA (mm)	DŁUGOŚĆ (cm)	ILOŚĆ (szt.)	DŁUGOŚĆ ŁĄCZNA (m)	
				RB 500W	RB 500W
				#10	#12
				0,616	0,888
ZESTAWIENIE STALI					
1	12	111	11		12,21
2	12	111	11		12,21
3	12	213	11		23,43
4	12	208	11		22,88
5	12	104	4		4,16
RAZEM DŁUGOŚĆ (m)					74,89
MASA (kg)					66,48
RAZEM MASA (kg)					66,48

FUNDAMENT F4 POD POMPY

Skala 1:25

Zbrojenie dolne i górne

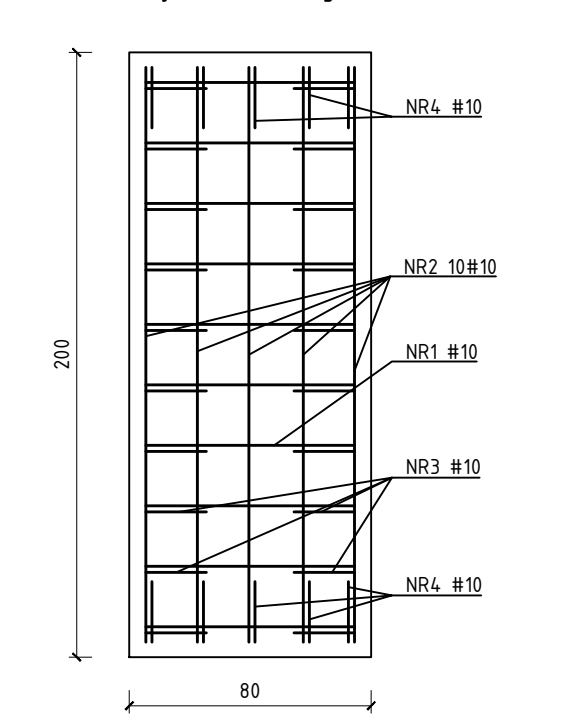

NR1 20#10 co 10 L=70


NR2 10#10 co 10 L=190

NR3 20#10 co 20 L=69

NR4 10#10 co 15 L=71

NR	ŚREDNICA (mm)	DŁUGOŚĆ (cm)	ILOŚĆ (szt.)	DŁUGOŚĆ ŁĄCZNA (m)	
				RB 500W	RB 500W
				#10	#12
				0,616	0,888
ZESTAWIENIE STALI					
1	10	57	9		5,13
2	10	77	6		4,62
3	10	155	9		13,95
4	10	119	6		10,74
5	10	260	8		20,80
6	6	140	14		
RAZEM DŁUGOŚĆ (m)					55,24
RAZEM MASA (kg)					34,05


Przekrój A-A

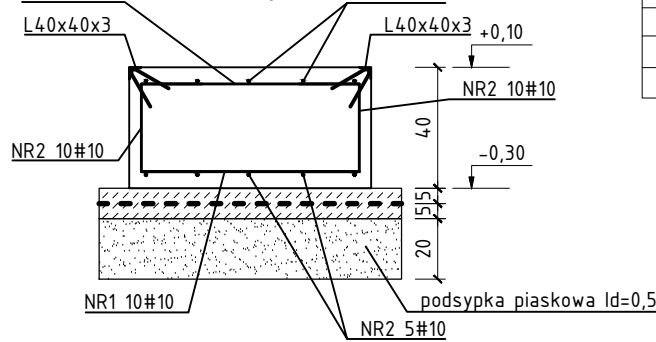


FUNDAMENT F5 POD FILTRY

Skala 1:25


Zbrojenie dolne

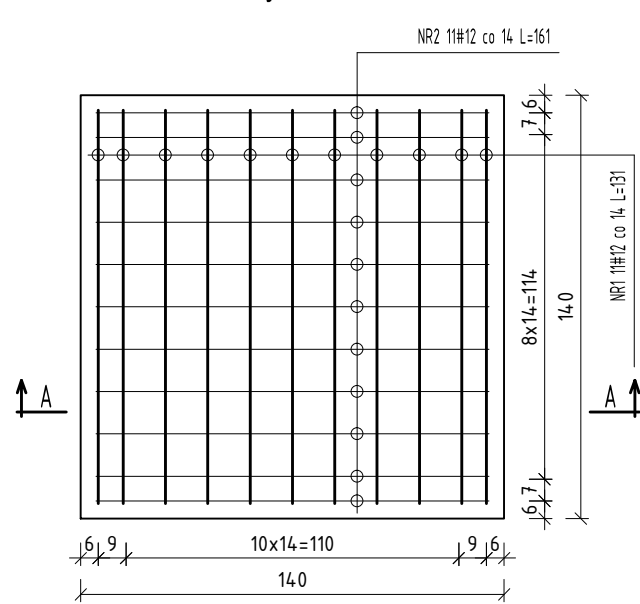

Przekrój A-A

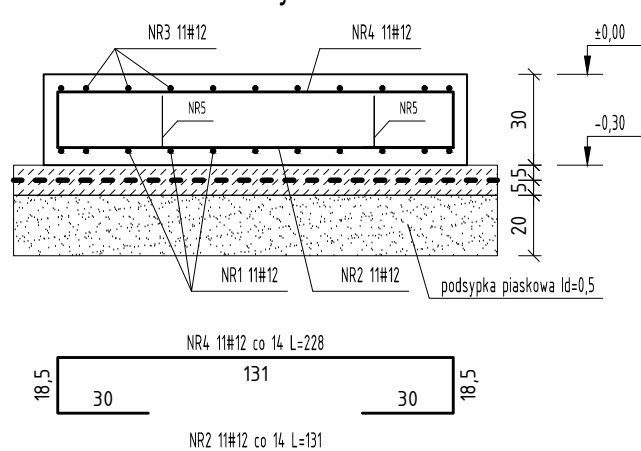

Zbrojenie górne

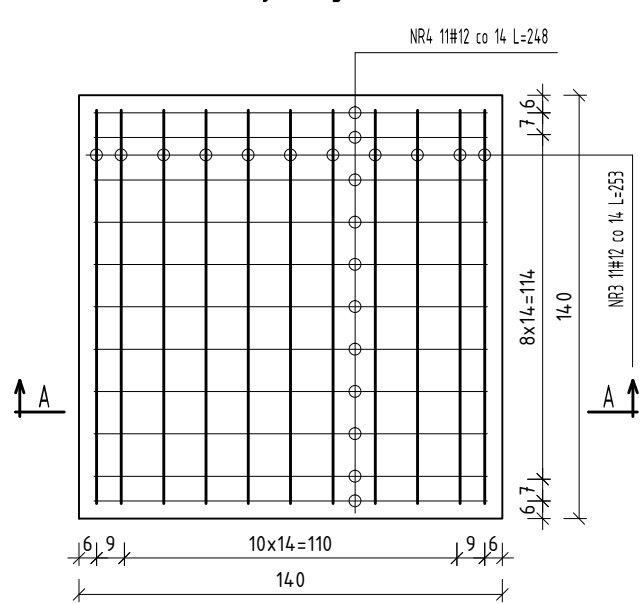

NR	ŚREDNICA (mm)	DŁUGOŚĆ (mm)	ILOŚĆ (szt.)	DŁUGOŚĆ ŁĄCZNA (m)	
				RB 500W	RB 500W
				#10	#12
				0,616	0,888
ZESTAWIENIE STALI					
1	12	131	11		14,41
2	12	131	11		14,41
3	12	233	11		25,63
4	12	228	11		25,08
5	12	104	4		4,16
RAZEM DŁUGOŚĆ (m)					83,69
MASA (kg)					74,29
RAZEM MASA (kg)					74,29

BETON: C30/37 wg PN-EN 206-1

XD1, Dmax 16

STAL: A-I (Ø)

A-IIIN - RB-500W (#)

OTULENIE: c_{nom}=50 mm

PROJEKTOWAŁ	mgr inż. arch. A. Tyszecki	Upr. Nr. A/PNB/8300/124/79	
OPRACOWAŁ	mgr inż. arch. A. Tyszecki	Upr. Nr. A/PNB/8300/124/79	
SPRAWDZIŁ			
OPRACOWAŁ	P.BW		5
ARCH.	Arch.		
STACJA UZDATNIANIA WODY	STARE DRAWSKO gm. CZAPLINEK	SKALA 1:25	09/14