
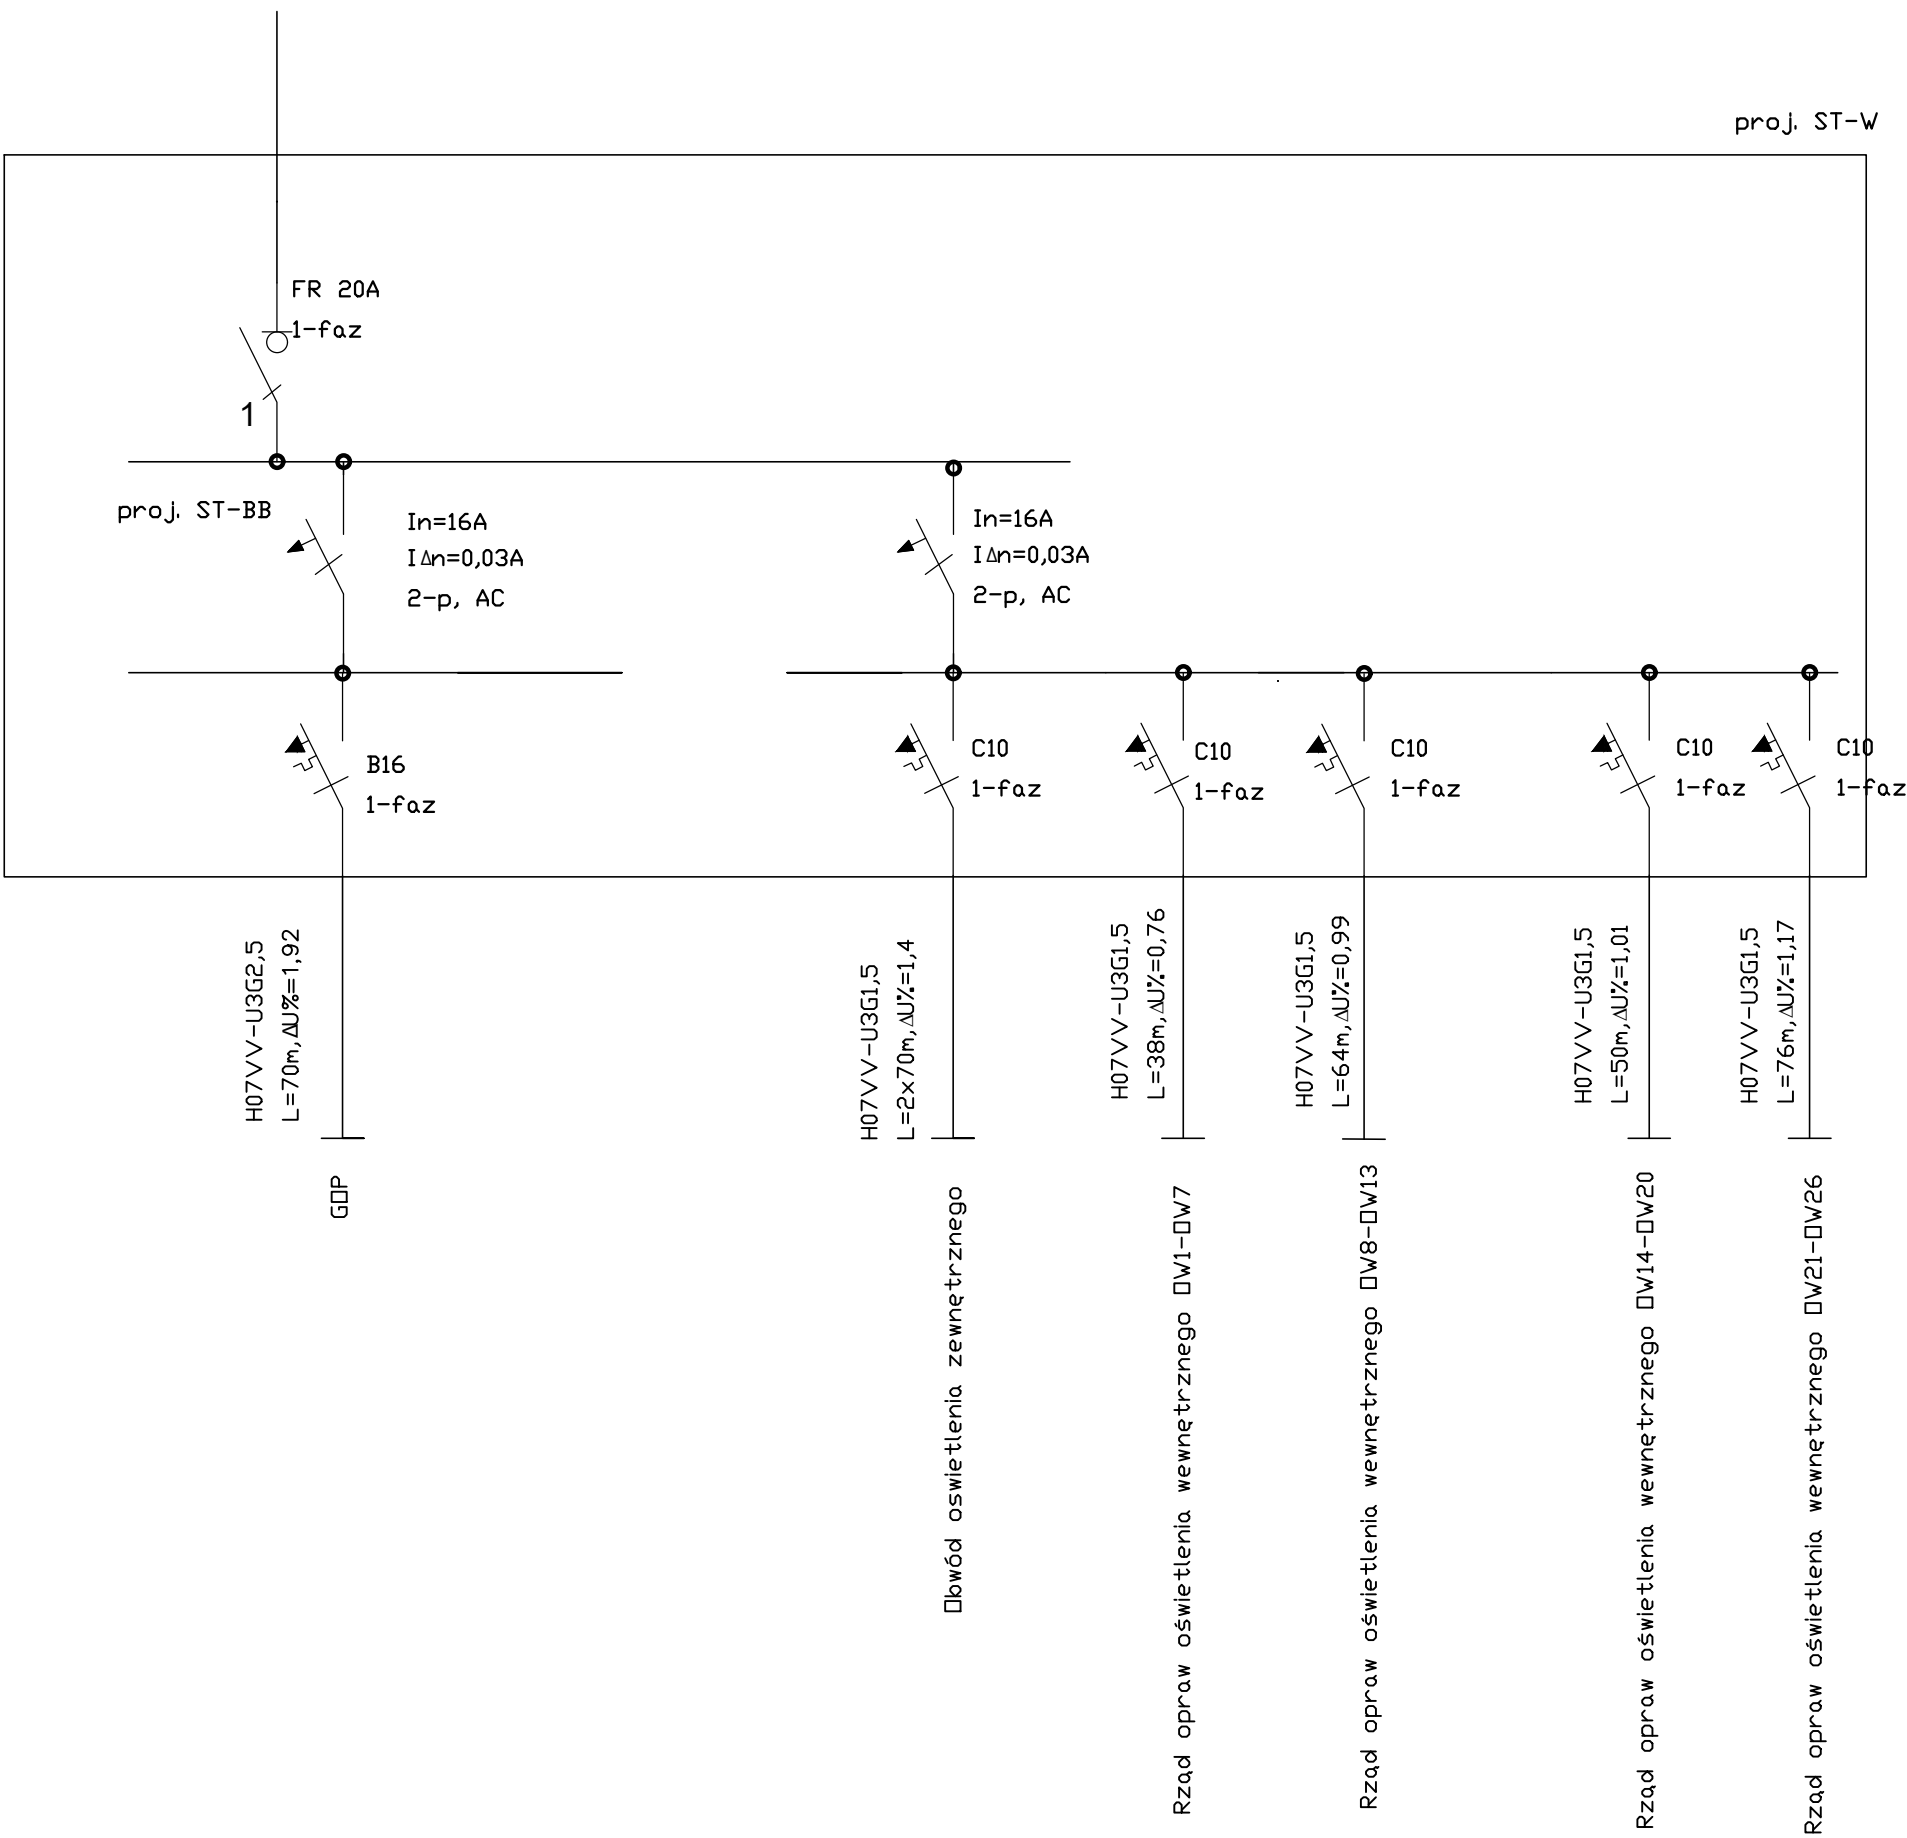


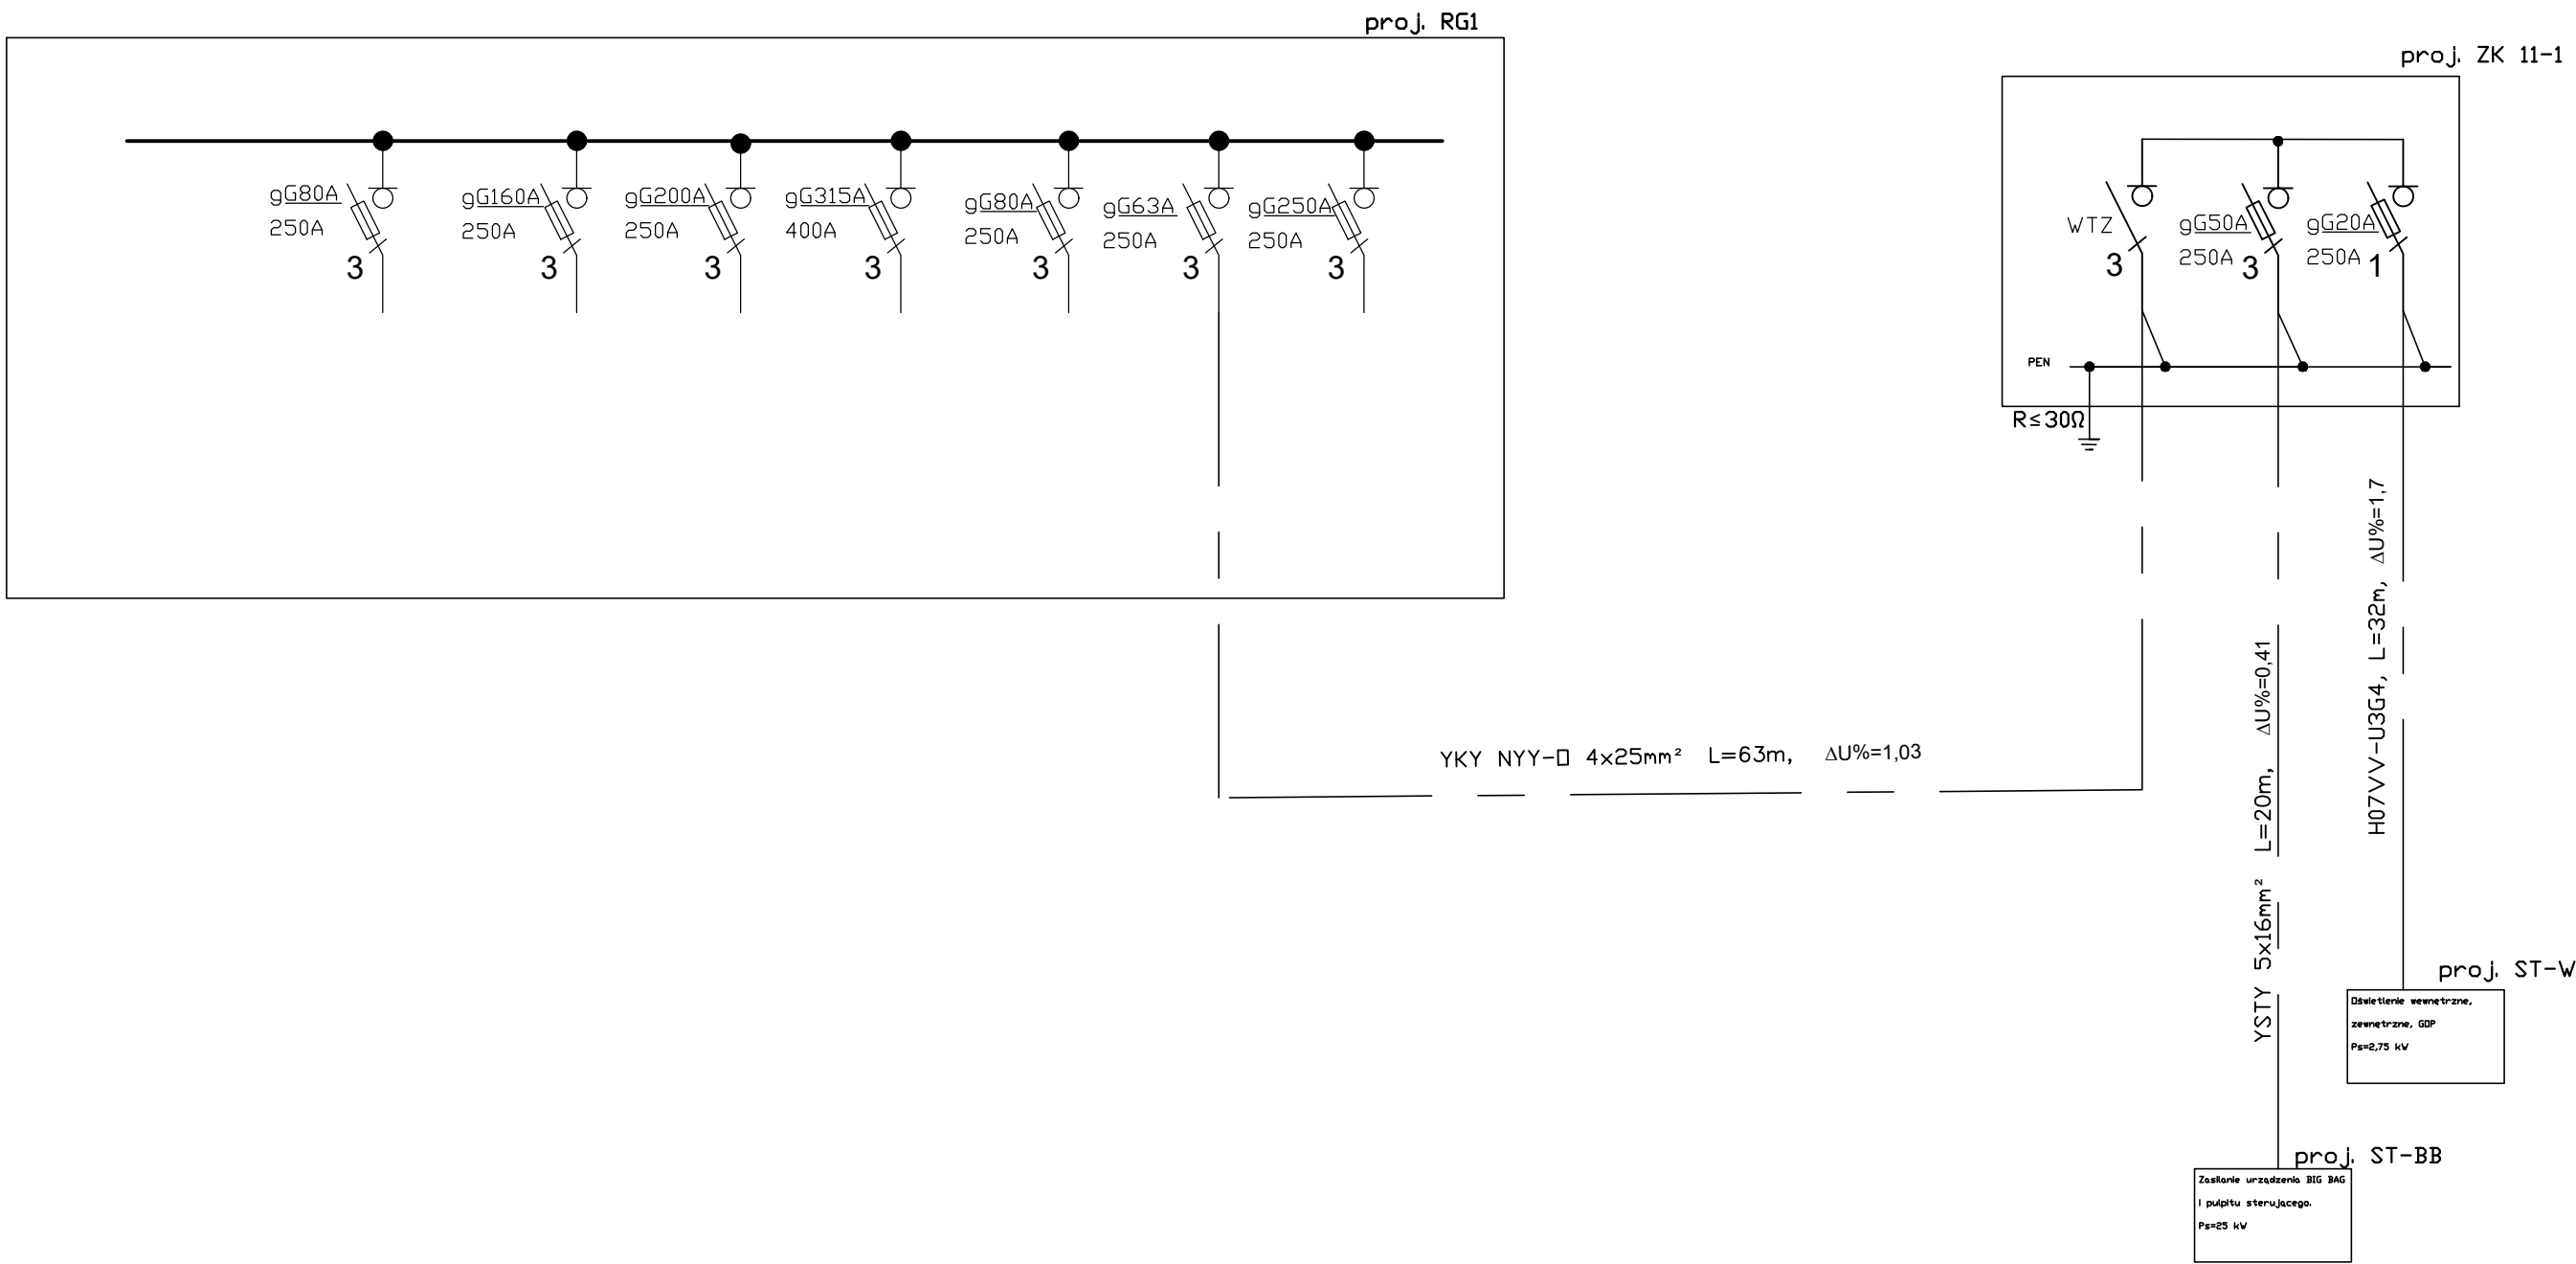

Opis:
proj. RG1 - główny schemat zasilania wg projektu z dnia 12.2015r. nr rys. E2
w RG1 dokonać wymiany rozłącznika bezpiecznikowego oznaczonego kolorem czerwonym o parametrach jak na schemacie, pozostałe wartości rozłączników bezpiecznikowych zgodnie z projektem z dnia 12.2015 rys. nr E2
zastępuje się ZK 11 wraz z proj. RGC z projektu z dnia 12.2015r. nr rys. E2 na projektowaną ZK 11-1 wraz z proj. ST-BB i proj. ST-W

proj. ST-BB - układ zasilania i sterujący dostarczony wraz z urządzeniem BIG BAG podłączyć zgodnie z zaleceniami producenta

Obiekt	BUDOWA OCZYSZCZALNI ŚCIEKÓW W MIEJSCOWOŚCI ZŁOCIEŃCÓ WRAZ Z INFRASTRUKTURA TOWARZYSZĄCĄ I ZAGOSPODAROWANIEM TERENU		
Stadium	Projekt budowlany zaimieny (2021)		
Inwestor	Zakład Wodociągów i Kanalizacji Sp. z o.o. w Złocięncu		
Jednostka projektowa	PNB Wojciech Stalmaczonek		78-520 Złocieniec; ul. Pusta 1B2
	Zespół projektowy	specjalność	nr upr.
Projektował	mgr inż. Jacek Tarnowski	instalacje elektryczne	
Projektował	mgr inż. Zbigniew Bachanek	instalacje elektryczne	10/Sz/2001
Sprawił	mgr inż. Robert Zwirko	instalacje elektryczne	9/98
Typul rysunku	Wiata składowania i załadunku produktu		Nr rys.
	Instalacje elektryczne; Schemat zasilania		PBz2021-01-E1
Zakres opracowania	Modernizacja oczyszczalni ścieków Wodnik w Złocięncu - CZĘŚĆ OSADOWA		24.02.2021
			skala 1:50