


PROJEKT ZAGOSPODAROWANIA
TERENU SKALA 1:500

LINIA KABLOWA - Wiata

Mapa do celów projektowych
skala 1:500
miejscowość Złocieniec
identyfikator i nazwa jednostki ewidencyjnej 320306_4 Złocieniec
identyfikator i nazwa obszaru ewidencyjnego 320306_4.0011 Złocieniec
ukt. wsp. 2000 strefa 5, ukt. odn. wys. Kronsztadt 86
wyk. Usługi Geodezyjno-Kartograficzne Wojciech Sarnicki
kierownik prac geodezyjnych Wojciech Sarnicki upr. nr 15529 zakres 1 i 2
GK.6640.45.2021
opracował mapę: Wojciech Sarnicki
data opracowania mapy 18.03.2021 r. – zakres aktualizacji

Wyniki pomiarów geodezyjnych ujęte na niniejszej mapie
zostały przyjęte do PZGK i potwierdzone pozytywnym
protokołem weryfikacji nr 6640.45.2021_8490
z dnia 23.03.2021 r.
Jestem świadomy odpowiedzialności karnej
za złożenie fałszywego oświadczenia.

Mapa niniejsza została wykonana bez ustalania
obciążeń służebnościami gruntowymi.

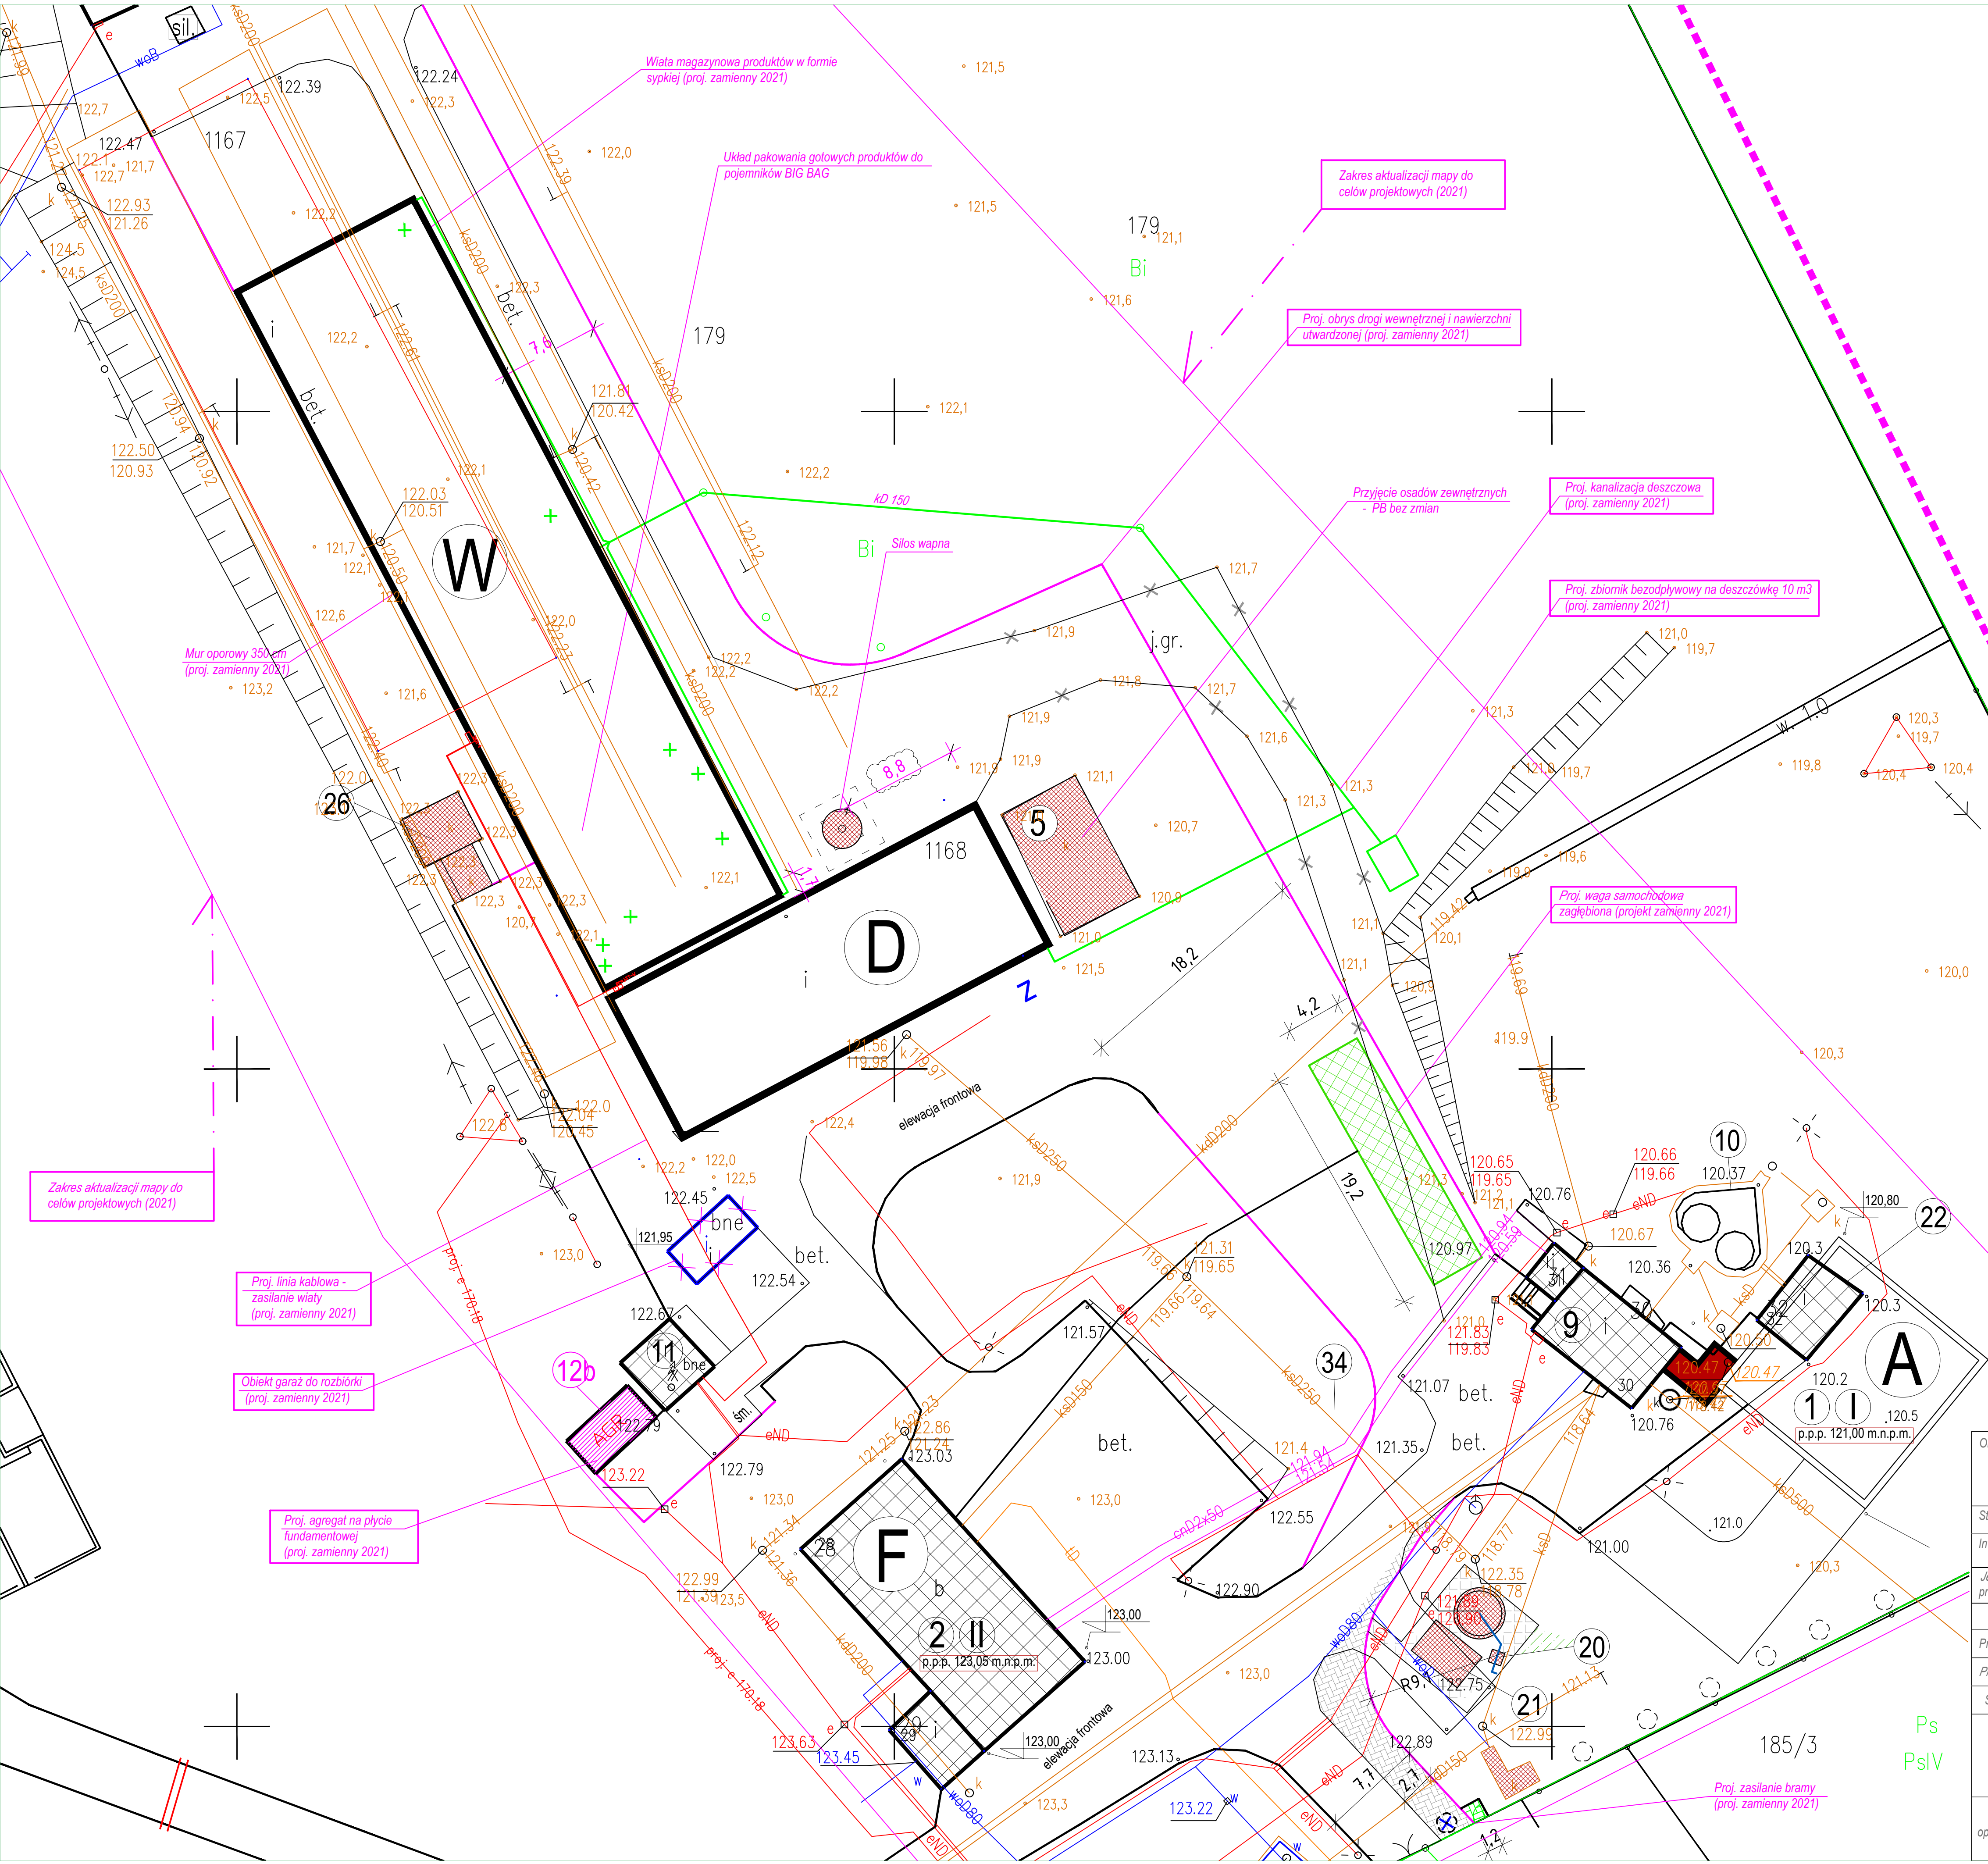

Obiekt	BUDOWA OCZYSZCZALNI ŚCIEKÓW W MIEJSCOWOŚCI ZŁOCIENIEC WRAZ Z INFRASTRUKTURĄ TOWARZYSZĄCĄ I ZAGOSPODAROWANIEM TERENU		
Stadium	Projekt budowlany zamienny (2021)		
Inwestor	Zakład Wodociągów i Kanalizacji Sp. z o.o. w Złocieniu		
Jednostka projektowa	PNB Wojciech Stalmaczon		78-520 Złocieniec; ul. Pusta 1/B2
	Zespół projektowy	specjalność	nr upr.
Projektował	mgr inż. Jacek Tarnowski	instalacje elektryczne	
Projektował	mgr inż. Zbigniew Bachanek	instalacje elektryczne	10/Sz/2001
Sprawdził	mgr inż. Robert Zwirko	instalacje elektryczne	9/98
Tytuł rysunku	Wiata składowania i załadunku produktu		Nr rys:
	Linia kablowa		PBz2021-01-E3
Zakres opracowania	Modernizacja oczyszczalni ścieków Wodnik w Złocieniu - CZĘŚĆ OSADOWA		24.02.2021
			skala 1:50