


|                                                                                                                                                                                                                                                                                                                                                                                                                                                                                                                                                                                                     |                                                                                                                                                                                                    |
|-----------------------------------------------------------------------------------------------------------------------------------------------------------------------------------------------------------------------------------------------------------------------------------------------------------------------------------------------------------------------------------------------------------------------------------------------------------------------------------------------------------------------------------------------------------------------------------------------------|----------------------------------------------------------------------------------------------------------------------------------------------------------------------------------------------------|
| <b>OBIEKT:</b><br><br><b>Linia : nr 210</b><br><b>Chojnice – Runowo Pomorskie</b><br><b>km 125.015 – 125.190</b>                                                                                                                                                                                                                                                                                                                                                                                                                                                                                    | <b>Przedsiębiorstwo Geodezyjno – Kartograficzne</b><br><b>Dariusz Kęsy</b><br><b>78-460 Barwice</b><br><b>ul. Wojska Polskiego 70a/5</b>                                                           |
| <b>SKALA : 1:1000</b><br><b>Układ współrzędnych: 1965.3</b><br><b>Poziom odniesienia wysokości: Amsterdam</b><br><b>Kierownik roboty:</b>                                                                                                                                                                                                                                                                                                                                                                                                                                                           | <b>Wykonano w ramach roboty geodezyjnej:</b><br><b>KERG nr: 95/2012</b>                                                                                                                            |
| <b>Mapę do celów projektowych sporządzono przy wykorzystaniu:</b><br>1. Mapy kolejowej w skali 1:1000<br>2. danych branżowych części uzbrojenia podziemnego<br>3. pomiaru zlewni wysokości i pomników przyrody oraz pomiaru innych obiektów wskazanych przez projektanta<br>4. opracowanie geodezyjne elementów planu zagospodarowania przestrzennego (linie rozgraniczające, linie regulacyjne, osie ulic)                                                                                                                                                                                         | <b>W zakresie opracowania znajdują się punkty osnowy geodezyjnej nr 1068, 1069</b><br><b>podlegające ochronie na podst. Art. 15, art. 48 ust. 1 pkt 3 ustawy Prawo Geodezyjne i Kartograficzne</b> |
| <b>Na mapie do celów projektowych wykazano następujące uzgodnione przez KOL ZUDP projekty sieci uzbrojenia terenu:</b><br>brak                                                                                                                                                                                                                                                                                                                                                                                                                                                                      | <b>Granice i nr działek ewidencyjnych</b><br><br>Według danych KODGIK w Szczecinie                                                                                                                 |
| <b>Informacje dodatkowe:</b><br><br>1. ----- z zakresu pomiaru<br>2. Redakcja znaków zgodna z instrukcją techniczną K-1(1979 ) / D19<br>Mapa nadaje się do celów projektowych w zakresie pomiaru<br>3. Stopień kartometryczności mapy do celów projektowych jest zgodny z przepisami instrukcji technicznej K-1(1979r.)<br>4. Wszystkie trwałe obiekty budowlane podlegają wyłączeniu przez jednostkę wykonawstwa geodezyjnego<br>5. Nie wyklucza się istnienia w terenie również uzbrojenia o którym brak było informacji branżowych i nie zostało odnalezione w czasie inwentaryzacji geodezyjnej | <b>Rejestracja:</b>                                                                                                                                                                                |
| <b>Uzbrojenie opracowano na podstawie</b><br><br>1. Danych branżowych – z literą B<br>2. Posredniego ustalenia przebiegu aparaturą elektromagnetyczną z literą A<br>3. Bezpośrednich pomiarów powykonawczych- bez litery<br><br>W związku z tym w częściach 1 i 2 nie gwarantuję się kompletności, a dokładność położenia uzbrojenia na mapie może być różna od dokładności kartometrycznej mapy.                                                                                                                                                                                                   |                                                                                                                                                                                                    |
| <b>Aktualność mapy do celów projektowych na dzień:</b><br><b>03.07.2012r</b>                                                                                                                                                                                                                                                                                                                                                                                                                                                                                                                        | <b>Kierownik jednostki wykonawstwa geodezyjnego:</b><br><br><b>Dariusz Kęsy</b>                                                                                                                    |

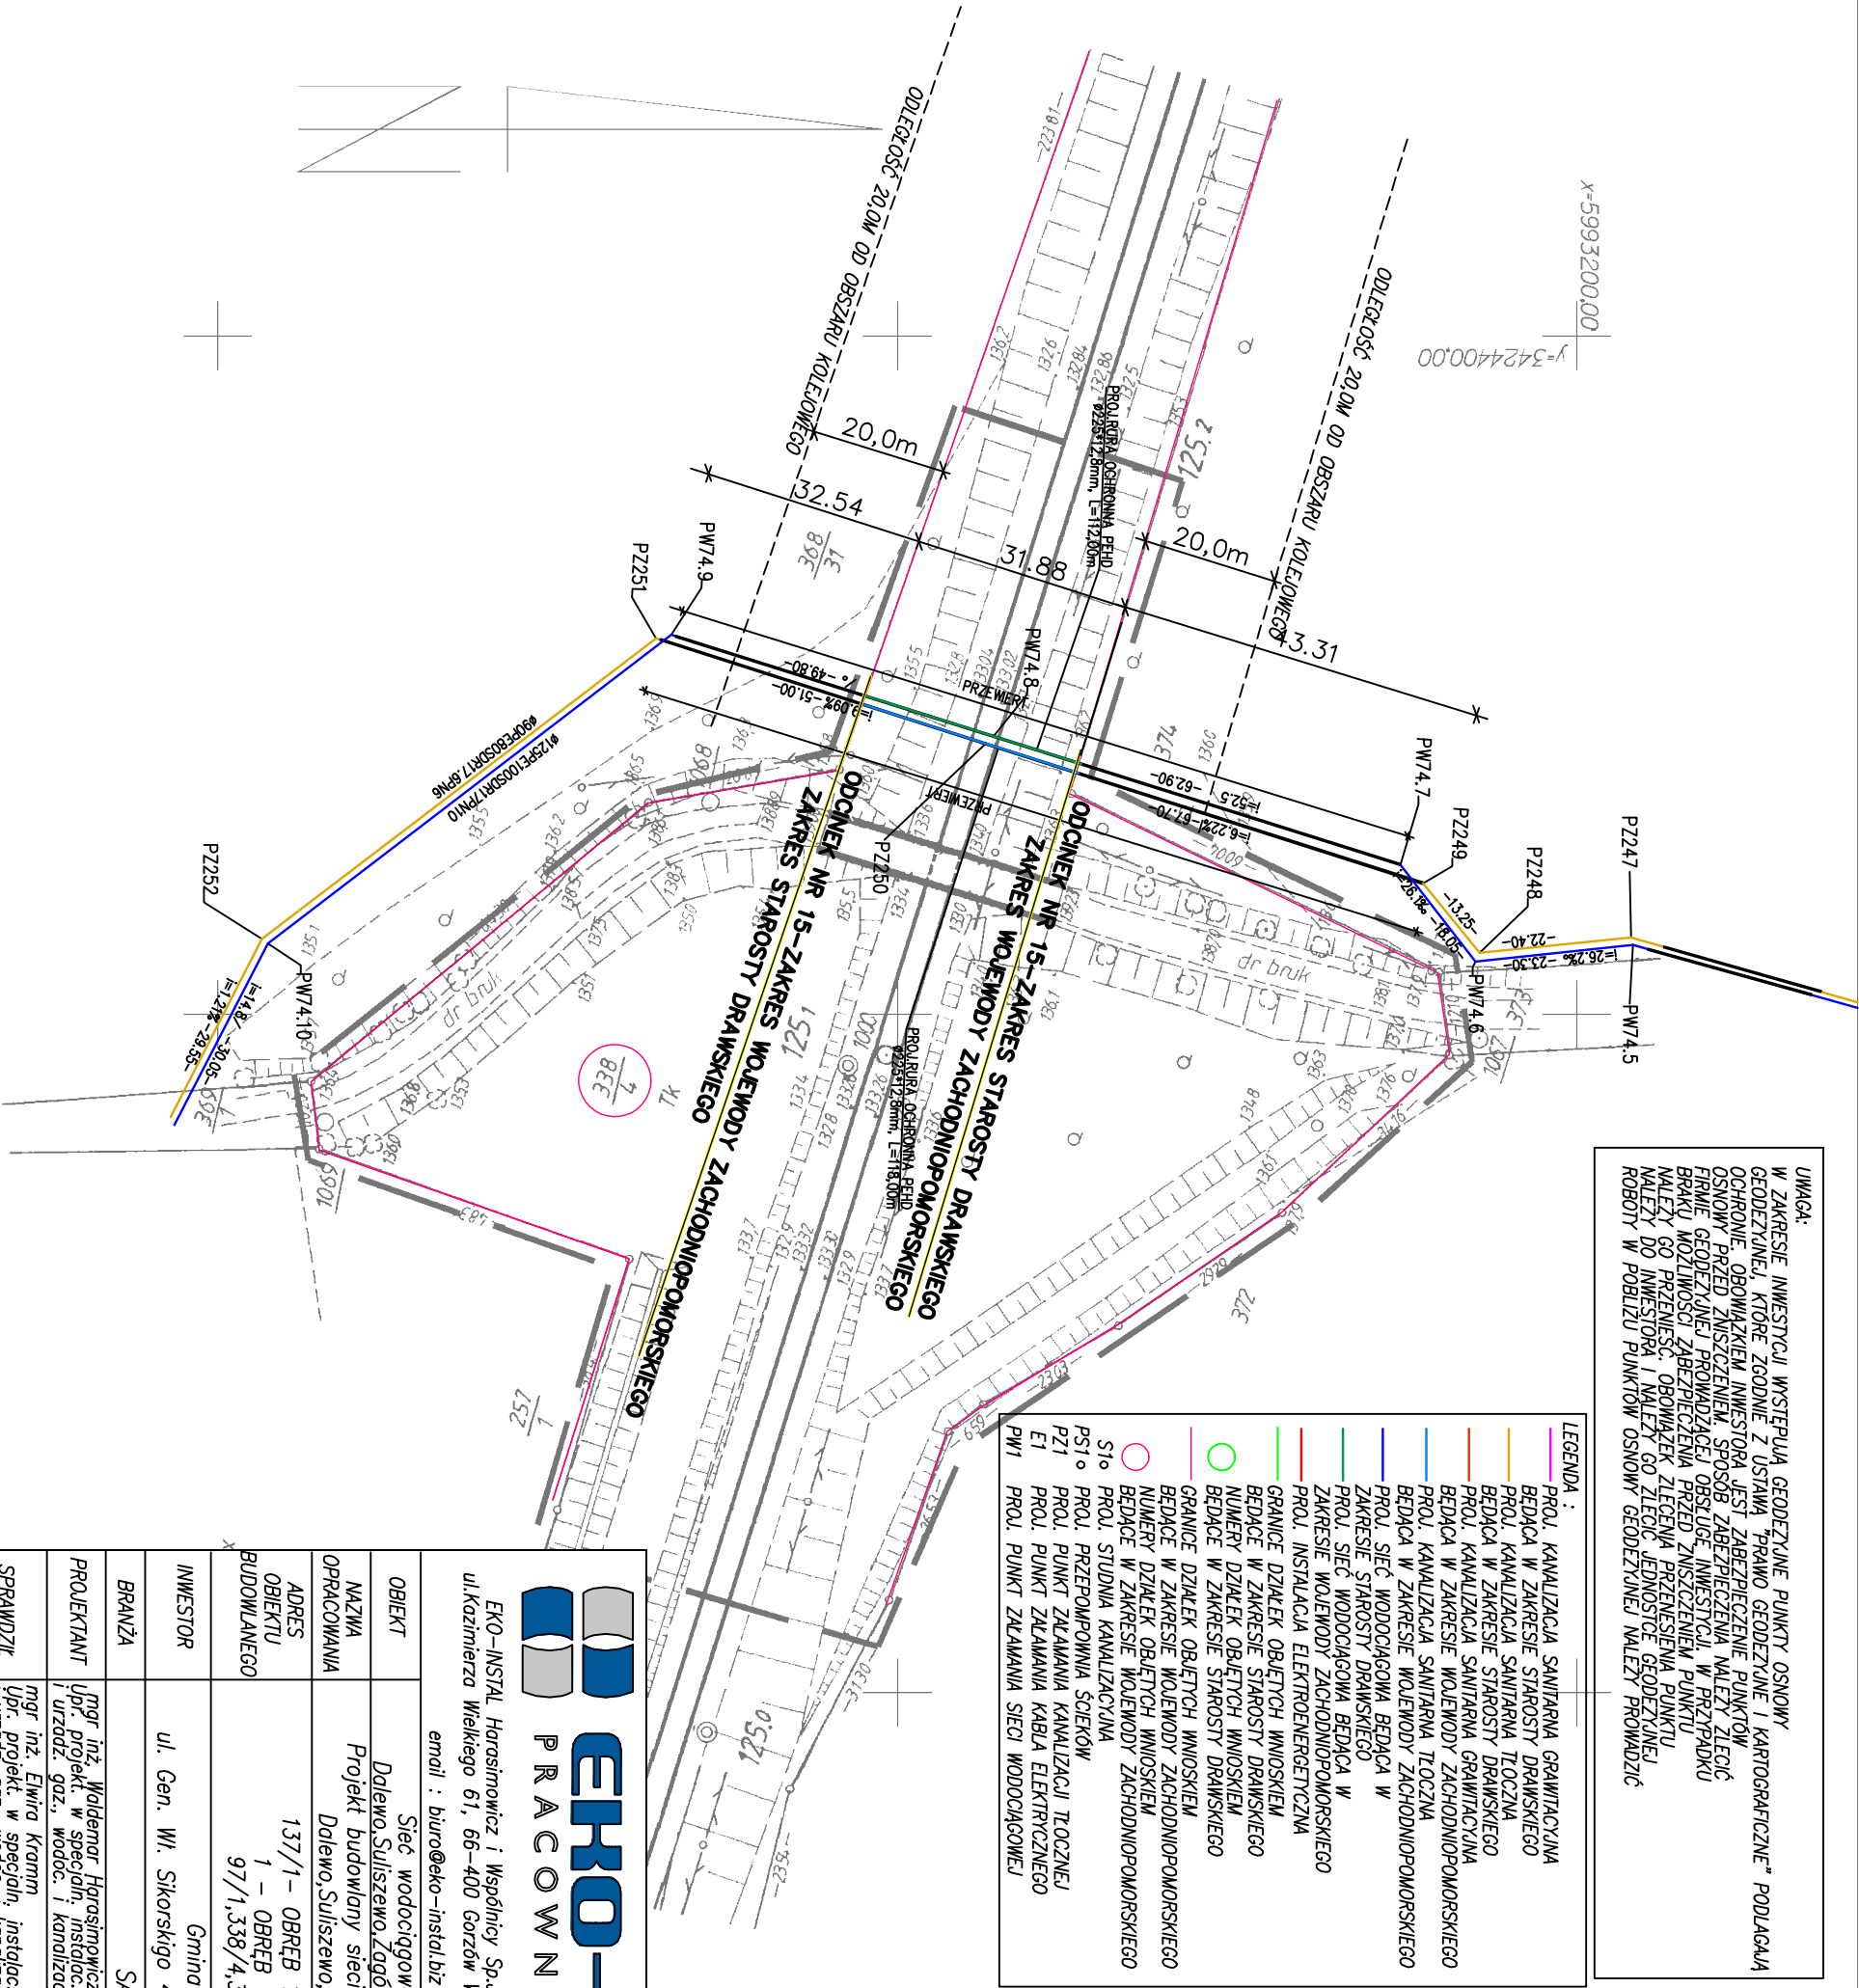

|                                                                                     |                                                                                                                                                                             |                                     |        |                                                                                |  |
|-------------------------------------------------------------------------------------|-----------------------------------------------------------------------------------------------------------------------------------------------------------------------------|-------------------------------------|--------|--------------------------------------------------------------------------------|--|
|  |                                                                                                                                                                             | <b>EKO-INSTAL</b>                   |        | <b>PRACOWNIA PROJEKTOWA</b>                                                    |  |
| EKO-INSTAL Horasimowicz i Wspólnicy Sp.J.                                           |                                                                                                                                                                             | tel. 95 717 10 70 fax. 95 717 23 20 |        | ul.Kozminieza Wielkiego 61, 66-400 Gorzów Wlkp. NIP 5961646792 REGON 080009361 |  |
| email : biuro@eko-instal.biz                                                        |                                                                                                                                                                             | www.eko-instal.biz                  |        |                                                                                |  |
| OBIEKT                                                                              | Sieć wodociągowa i sieć kanalizacyjna                                                                                                                                       |                                     |        |                                                                                |  |
| NAZWA                                                                               | Dalewo,Suliszewo,Zagórk,Drańsko Pomorskie.                                                                                                                                  |                                     |        |                                                                                |  |
| OPRACOWANIA                                                                         | Projekt budowlany sieci wodociągowej i sieci kanalizacyjnej                                                                                                                 |                                     |        |                                                                                |  |
| ADRES                                                                               | Dalewo,Suliszewo,Zagórk,Drańsko Pomorskie.                                                                                                                                  |                                     |        |                                                                                |  |
| BUDOWLANEGO                                                                         | 137/1 – OBRĘB 12 DRAWSKO POMORSKIE;<br>1 – OBRĘB 19 DRAWSKO POMORSKIE;<br>97/1,338/4,375 – OBRĘB SULISZEWÓ                                                                  |                                     |        |                                                                                |  |
| INWESTOR                                                                            | Gmina Drańsko Pomorskie                                                                                                                                                     |                                     |        |                                                                                |  |
|                                                                                     | ul. Gen. Wł. Sikorskiego 41, 78 – 500 Drańsko Pomorskie                                                                                                                     |                                     |        |                                                                                |  |
| BRANŻA                                                                              | SANITARYNA                                                                                                                                                                  |                                     |        |                                                                                |  |
| PROJEKTANT                                                                          | mgr inż. Waldemar Horasimowicz i Wspólnicy Sp.J.<br>upr. projekt. w specjaln. instalac. w zakresie sieci, inst.<br>i urzadz. gaz., wodoc. i kanalizac. nr LUKG/0010/P005/05 |                                     |        |                                                                                |  |
| SPRAWDZIŁ                                                                           | mgr inż. Elwira Kramm<br>upr. projekt. w specjaln. instalac. w zakresie sieci, inst.<br>i urzadz. gaz., wodoc. i kanalizac. nr LUKG/0034/P005/03                            |                                     |        |                                                                                |  |
| PROJEKT ZAGOSPODAROWANIA TERENU                                                     |                                                                                                                                                                             |                                     |        |                                                                                |  |
|                                                                                     | DATA                                                                                                                                                                        | SKALA                               | RYS.NR |                                                                                |  |
|                                                                                     | 03.2013                                                                                                                                                                     | 1:1000                              | 6      |                                                                                |  |