



SCHEMAT PODZIAŁU NA ARKUSZE

UWAGA!!! ZE WZGLĘDU NA NIEZAINWENTARYZOWANĄ ISTNIEJĄCĄ SIĘĆ KANALIZACJI SANITARNEJ PRZED WYKONANIEM ROBÓT BUDOWLANYCH NALEŻY WYKONAĆ ODKRYWKĘ W CELU OKREŚLENIA WŁAŚCIWEJ RZĘDNEJ POSADOWIENIA PROJEKTOWANEJ POMPOWNI SCIEKÓW ORAZ ODCINKA KANALIZACJI GRAWITACYJNE

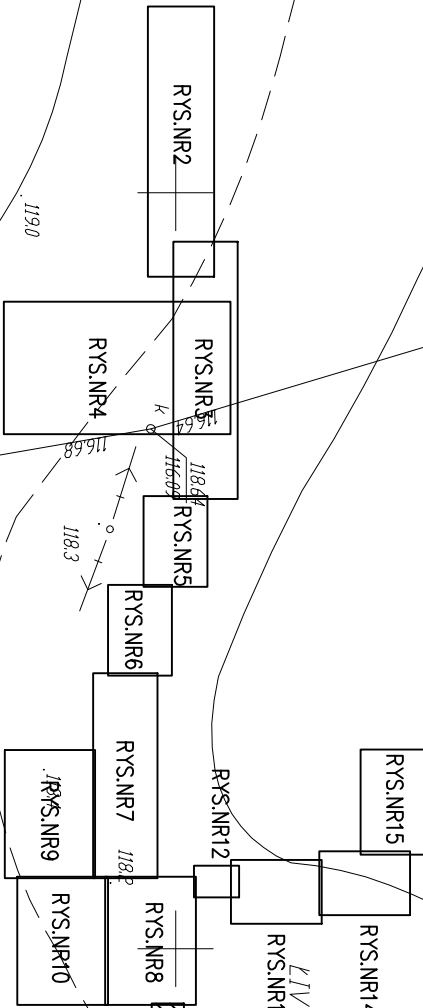

- LEGENDA :
- PROJ. KANALIZACJA SANITARNĄ GRAWITACYJNĄ BĘDĄCĄ W ZAKRESIE STAROSTY DRAWSKIEGO
 - PROJ. KANALIZACJA SANITARNĄ TŁOZNĄ BĘDĄCĄ W ZAKRESIE STAROSTY DRAWSKIEGO
 - PROJ. KANALIZACJA SANITARNĄ GRAWITACYJNĄ BĘDĄCĄ W ZAKRESIE WOJEWODY ZACHODNIOPOMORSKIEGO
 - PROJ. KANALIZACJA SANITARNĄ TŁOZNĄ BĘDĄCĄ W ZAKRESIE WOJEWODY ZACHODNIOPOMORSKIEGO
 - PROJ. SIĘĆ WODOCIĄGOWĄ BĘDĄCĄ W ZAKRESIE STAROSTY DRAWSKIEGO
 - PROJ. SIĘĆ WODOCIĄGOWĄ BĘDĄCĄ W ZAKRESIE WOJEWODY ZACHODNIOPOMORSKIEGO
 - PROJ. INSTALACJA ELEKTROENERGETYCZNA
 - GRANICE DZIAŁEK OBIĘTYCH WNIOSEM BĘDĄCE W ZAKRESIE STAROSTY DRAWSKIEGO
 - GRANICE DZIAŁEK OBIĘTYCH WNIOSEM BĘDĄCE W ZAKRESIE WOJEWODY ZACHODNIOPOMORSKIEGO
 - NUMERY DZIAŁEK OBIĘTYCH WNIOSEM BĘDĄCE W ZAKRESIE WOJEWODY ZACHODNIOPOMORSKIEGO
 - GRANICE DZIAŁEK OBIĘTYCH WNIOSEM BĘDĄCE W ZAKRESIE STAROSTY DRAWSKIEGO
 - NUMERY DZIAŁEK OBIĘTYCH WNIOSEM BĘDĄCE W ZAKRESIE WOJEWODY ZACHODNIOPOMORSKIEGO
 - PROJ. STUDIUM KANALIZACYJNĄ
 - PROJ. PRZEPOMPOWNI SCIEKÓW
 - PROJ. PUNKT ZACAMANIA KANALIZACJI TŁOZNEJ
 - PROJ. PUNKT ZACAMANIA KABLA ELEKTRYCZNEGO
 - PROJ. PUNKT ZACAMANIA SIĘCI WODOCIĄGOWEJ

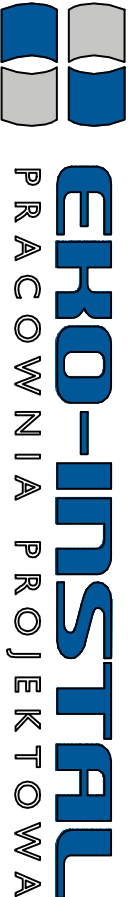

EKO-INSTAL Harasimowicz i Wspólnicy Sp. z o.o. tel. 95 717 10 70 fax. 95 717 23 20
ul. Kazimierza Wielkiego 61, 66-400 Gorzów Wlkp. NIP 5961646792 REGON 080009361

email : biuro@eko-instal.biz www.eko-instal.biz

OBIEKT Sieć wodociągowa i sieć kanalizacyjna
Dalewo, Suliszewo, Zagórki, Drawsko Pomorskie.

OPRACOWANIA Projekt budowlany sieci wodociągowej i sieci kanalizacyjnej
Dalewo, Suliszewo, Zagórki, Drawsko Pomorskie.

ADRES 325/1 – OBRĘB 12 DRAWSKO POMORSKIE; 38/2, 40, 41, 42/9,
42/8, 42/4 – OBRĘB 9 DRAWSKO POMORSKIE;
376/2, 377, 378/1, 374, 372, 373, 368/31, 369/1,
62, 256/9, 256/10, 60, 128, 342/2, 94/1, 88, 136, 236/4, 236/2, 230/18,
230/17, 114/3, 108, 344/1, 345, 346/1, 347/35, 347/45, 339/28, 339/16,
339/15, 138/1, 148 – OBRĘB SULISZEWÓ; 7/2, 5/5, 5/3, 9 – OBRĘB DALEWÓ

INWESTOR Gmina Drawsko Pomorskie
ul. Gen. Wł. Sikorskiego 41, 78 – 500 Drawsko Pomorskie

BRANŻA SANITARNA

PROJEKTANT mgr inż. Waldemar Harasimowicz
Instalacje w zakresie sieci, instalacji, urządzeń, gaz, wodoc. i kanalizac. nr LUKG/0010/P005/05

SPRAWDZIK mgr inż. Ewita Kramm
Instalacje w zakresie sieci, instalacji, urządzeń, gaz, wodoc. i kanalizac. nr LUKG/0034/P005/03

PROJEKT ZAGOSPODAROWANIA TERENU DATA 03.2013 SKALA 1:500 RYS.NR 11