
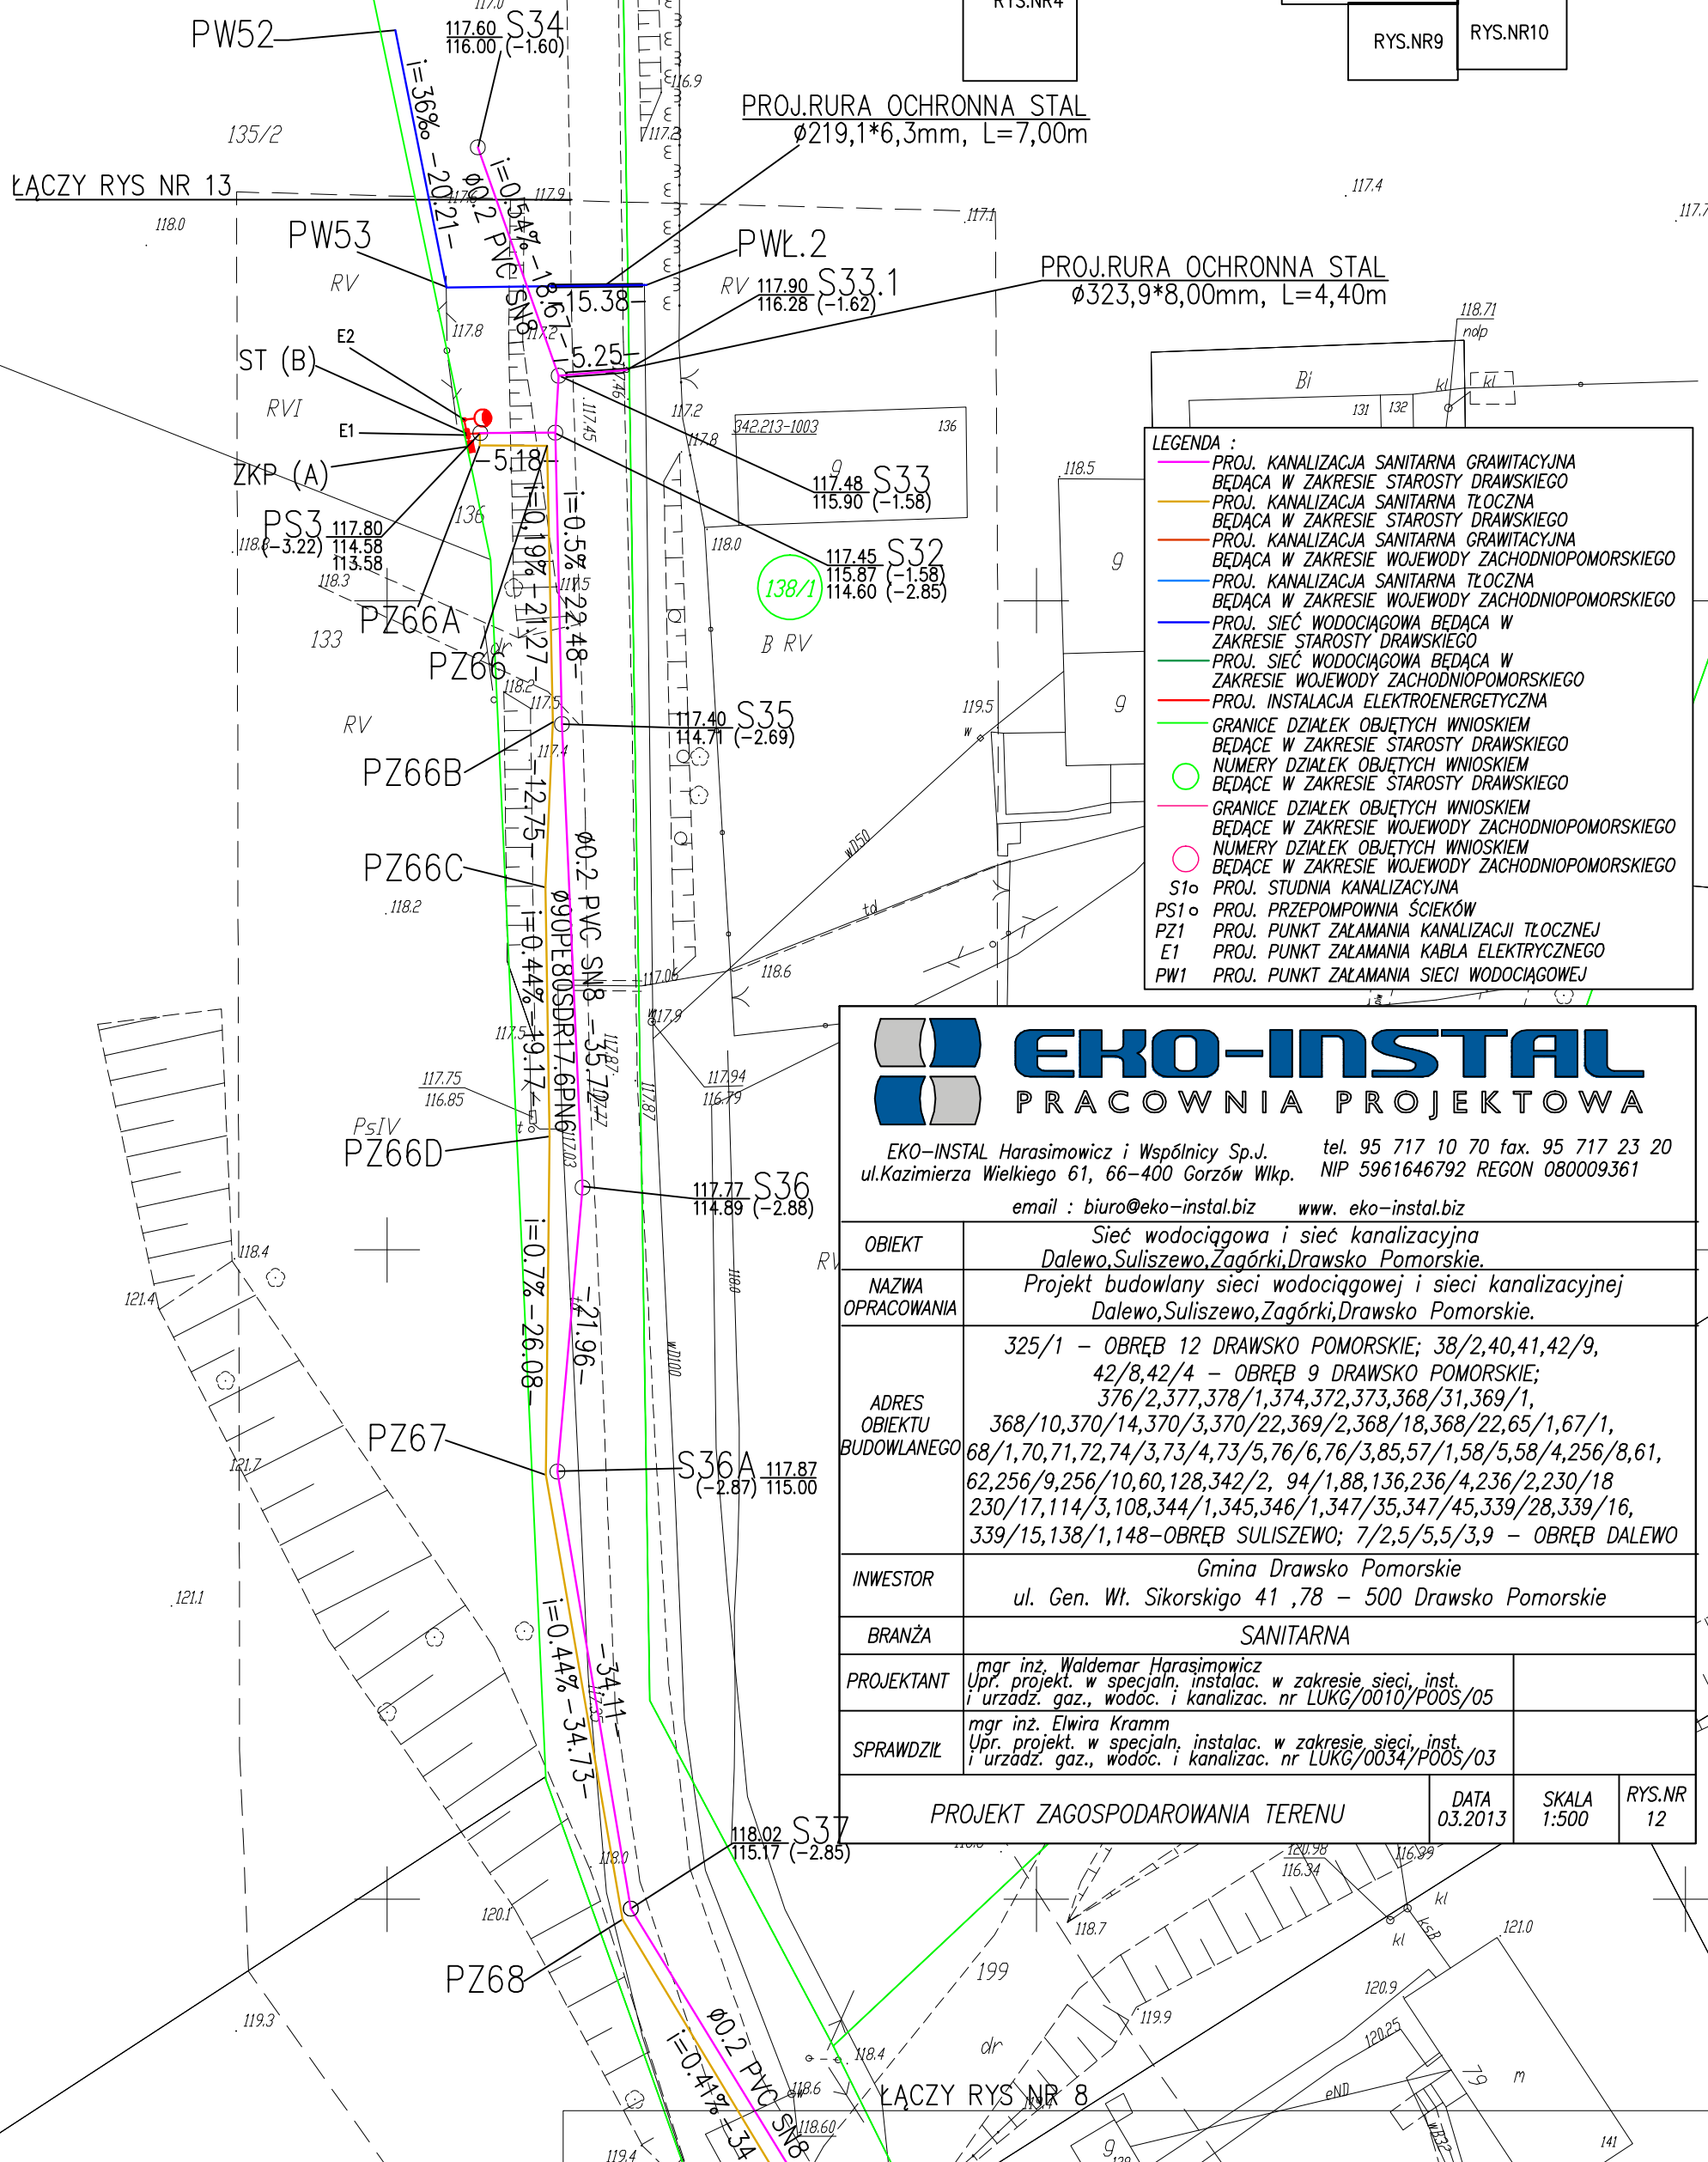


SCHEMAT PODZIAŁU NA ARKUSZE

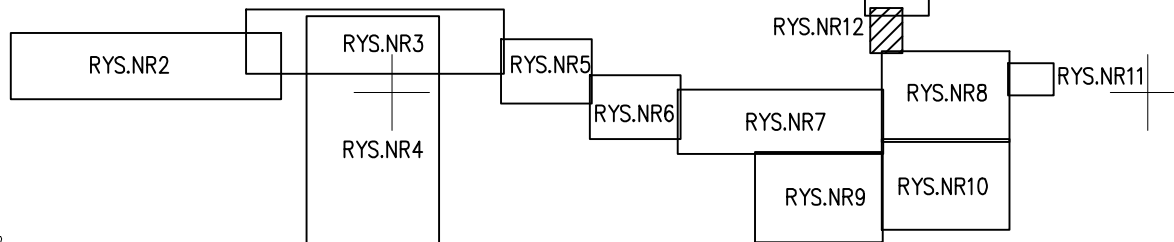

EKO-INSTAL PRACOWNIA PROJEKTOWA

EKO-INSTAL Harasimowicz i Wspólnicy Sp.J. tel. 95 717 10 70 fax. 95 717 23 20
ul.Kazimierza Wielkiego 61, 66-400 Gorzów Wlkp. NIP 5961646792 REGON 080009361
email : biuro@eko-instal.biz www.eko-instal.biz

OBIEKT	Sieć wodociągowa i sieć kanalizacyjna Dalewo, Suliszewo, Zagórki, Drawsko Pomorskie.		
NAZWA OPRACOWANIA	Projekt budowlany sieci wodociągowej i sieci kanalizacyjnej Dalewo, Suliszewo, Zagórki, Drawsko Pomorskie.		
ADRES OBIEKTU BUDOWLANEGO	325/1 - OBRĘB 12 DRAWSKO POMORSKIE; 38/2,40,41,42/9, 42/8,42/4 - OBRĘB 9 DRAWSKO POMORSKIE; 376/2,377,378/1,374,372,373,368/31,369/1, 368/10,370/14,370/3,370/22,369/2,368/18,368/22,65/1,67/1, 68/1,70,71,72,74/3,73/4,73/5,76/6,76/3,85,57/1,58/5,58/4,256/8,61, 62,256/9,256/10,60,128,342/2, 94/1,88,136,236/4,236/2,230/18 230/17,114/3,108,344/1,345,346/1,347/35,347/45,339/28,339/16, 339/15,138/1,148-OBRĘB SULISZEWO; 7/2,5/5,5/3,9 - OBRĘB DALEWO		
INWESTOR	Gmina Drawsko Pomorskie ul. Gen. Wł. Sikorskiego 41 ,78 - 500 Drawsko Pomorskie		
BRANŻA	SANITARNA		
PROJEKTANT	mgr inż. Waldemar Harasimowicz Upr. projekt. w specj. instalac. w zakresie sieci, inst. i urządz. gaz., wodoc. i kanalizac. nr LUKG/0010/POOS/05		
SPRAWDZIŁ	mgr inż. Elwira Kramm Upr. projekt. w specj. instalac. w zakresie sieci, inst. i urządz. gaz., wodoc. i kanalizac. nr LUKG/0034/POOS/03		
PROJEKT ZAGOSPODAROWANIA TERENU		DATA 03.2013	SKALA 1:500
			RYS.NR 12