
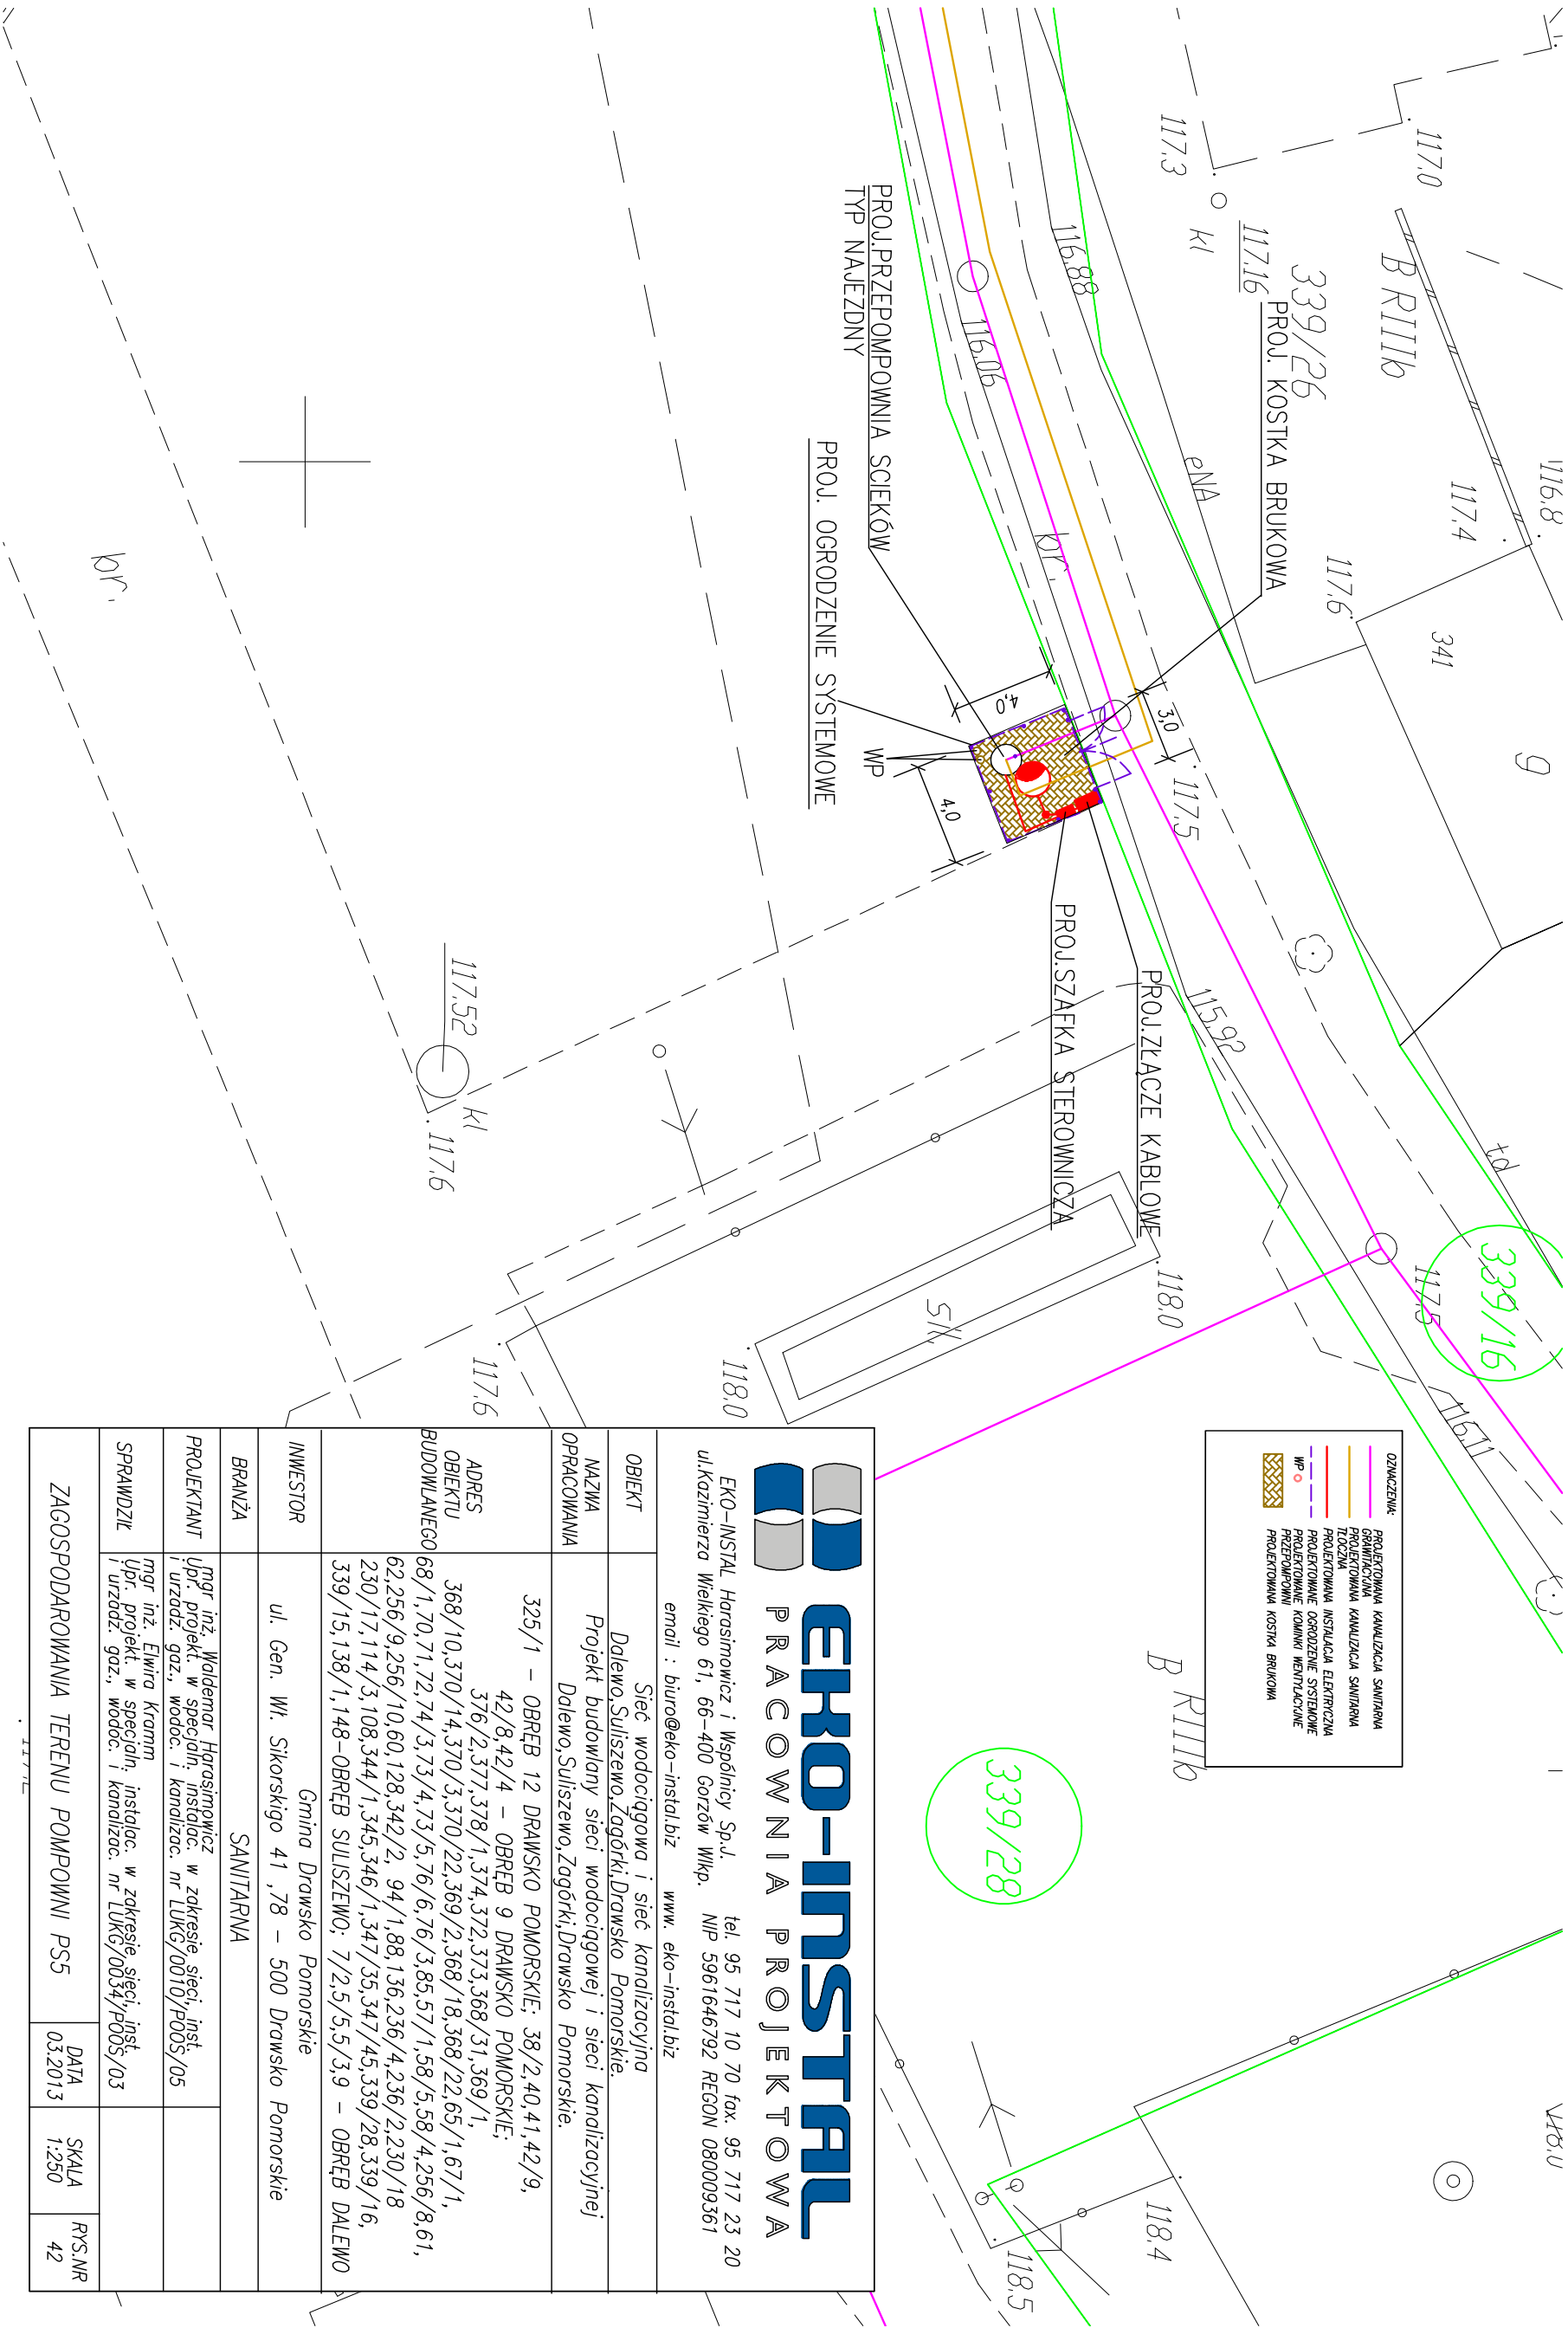


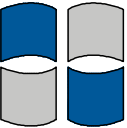

 EKO-INSTAL PRACOWNIA PROJEKTOWA EKO-INSTAL Harasimowicz i Wspólnicy Sp. J. ul. Kazimierza Wielkiego 61, 66-400 Gorzów Wlkp. tel. 95 717 10 70 fax. 95 717 23 20 NIP 5961646792 REGON 080009361 email : biuro@eko-instal.biz www.eko-instal.biz				
OBIEKT	Sieć wodociągowa i sieć kanalizacyjna			
NAZWA	Dalewo, Suliszewo, Zagórki, Drawsko Pomorskie.			
OPRACOWANIA	Projekt budowany sieci wodociągowej i sieci kanalizacyjnej Dalewo, Suliszewo, Zagórki, Drawsko Pomorskie.			
ADRES OBIEKTU	325/1 – OBRĘB 12 DRAWSKO POMORSKIE; 38/2,40,41,42/9, 42/8,42/4 – OBRĘB 9 DRAWSKO POMORSKIE; 376/2,377,378/1,374,372,373,368/31,369/1, 368/10,370/14,370/3,370/22,369/2,368/18,368/22,65/1,67/1, 68/1,70,71,72,74/3,73/4,73/5,76/6,76/3,85,57/1,58/5,58/4,256/8,61, 62,256/9,256/10,60,128,342/2, 94/1,88,136,236/4,236/2,230/18, 230/17,114/3,108,344/1,345,346/1,347/35,347/45,339/28,339/16, 339/15,138/1,148 – OBRĘB SULISZEWO; 7/2,5/5,5/3,9 – OBRĘB DALEWO			
BUDOWLANEGO				
INWESTOR	Gmina Drawsko Pomorskie ul. Gen. Wł. Sikorskiego 41 ,78 – 500 Drawsko Pomorskie			
BRANŻA	SANITARNA			
PROJEKTANT	mgr inż. Waldemar Harasimowicz i urzadz. gaz., wodoc. i kanalizac. nr LUKG/0010/P005/05			
SPRAWDZIŁ	mgr inż. Elwira Kromm i urzadz. gaz., wodoc. i kanalizac. nr LUKG/0034/P005/03			
ZAGOSPODAROWANIA TERENU POMPOWNI PS5		DATA 03.2013	SKALA 1:250	RYŚ.NR 42