


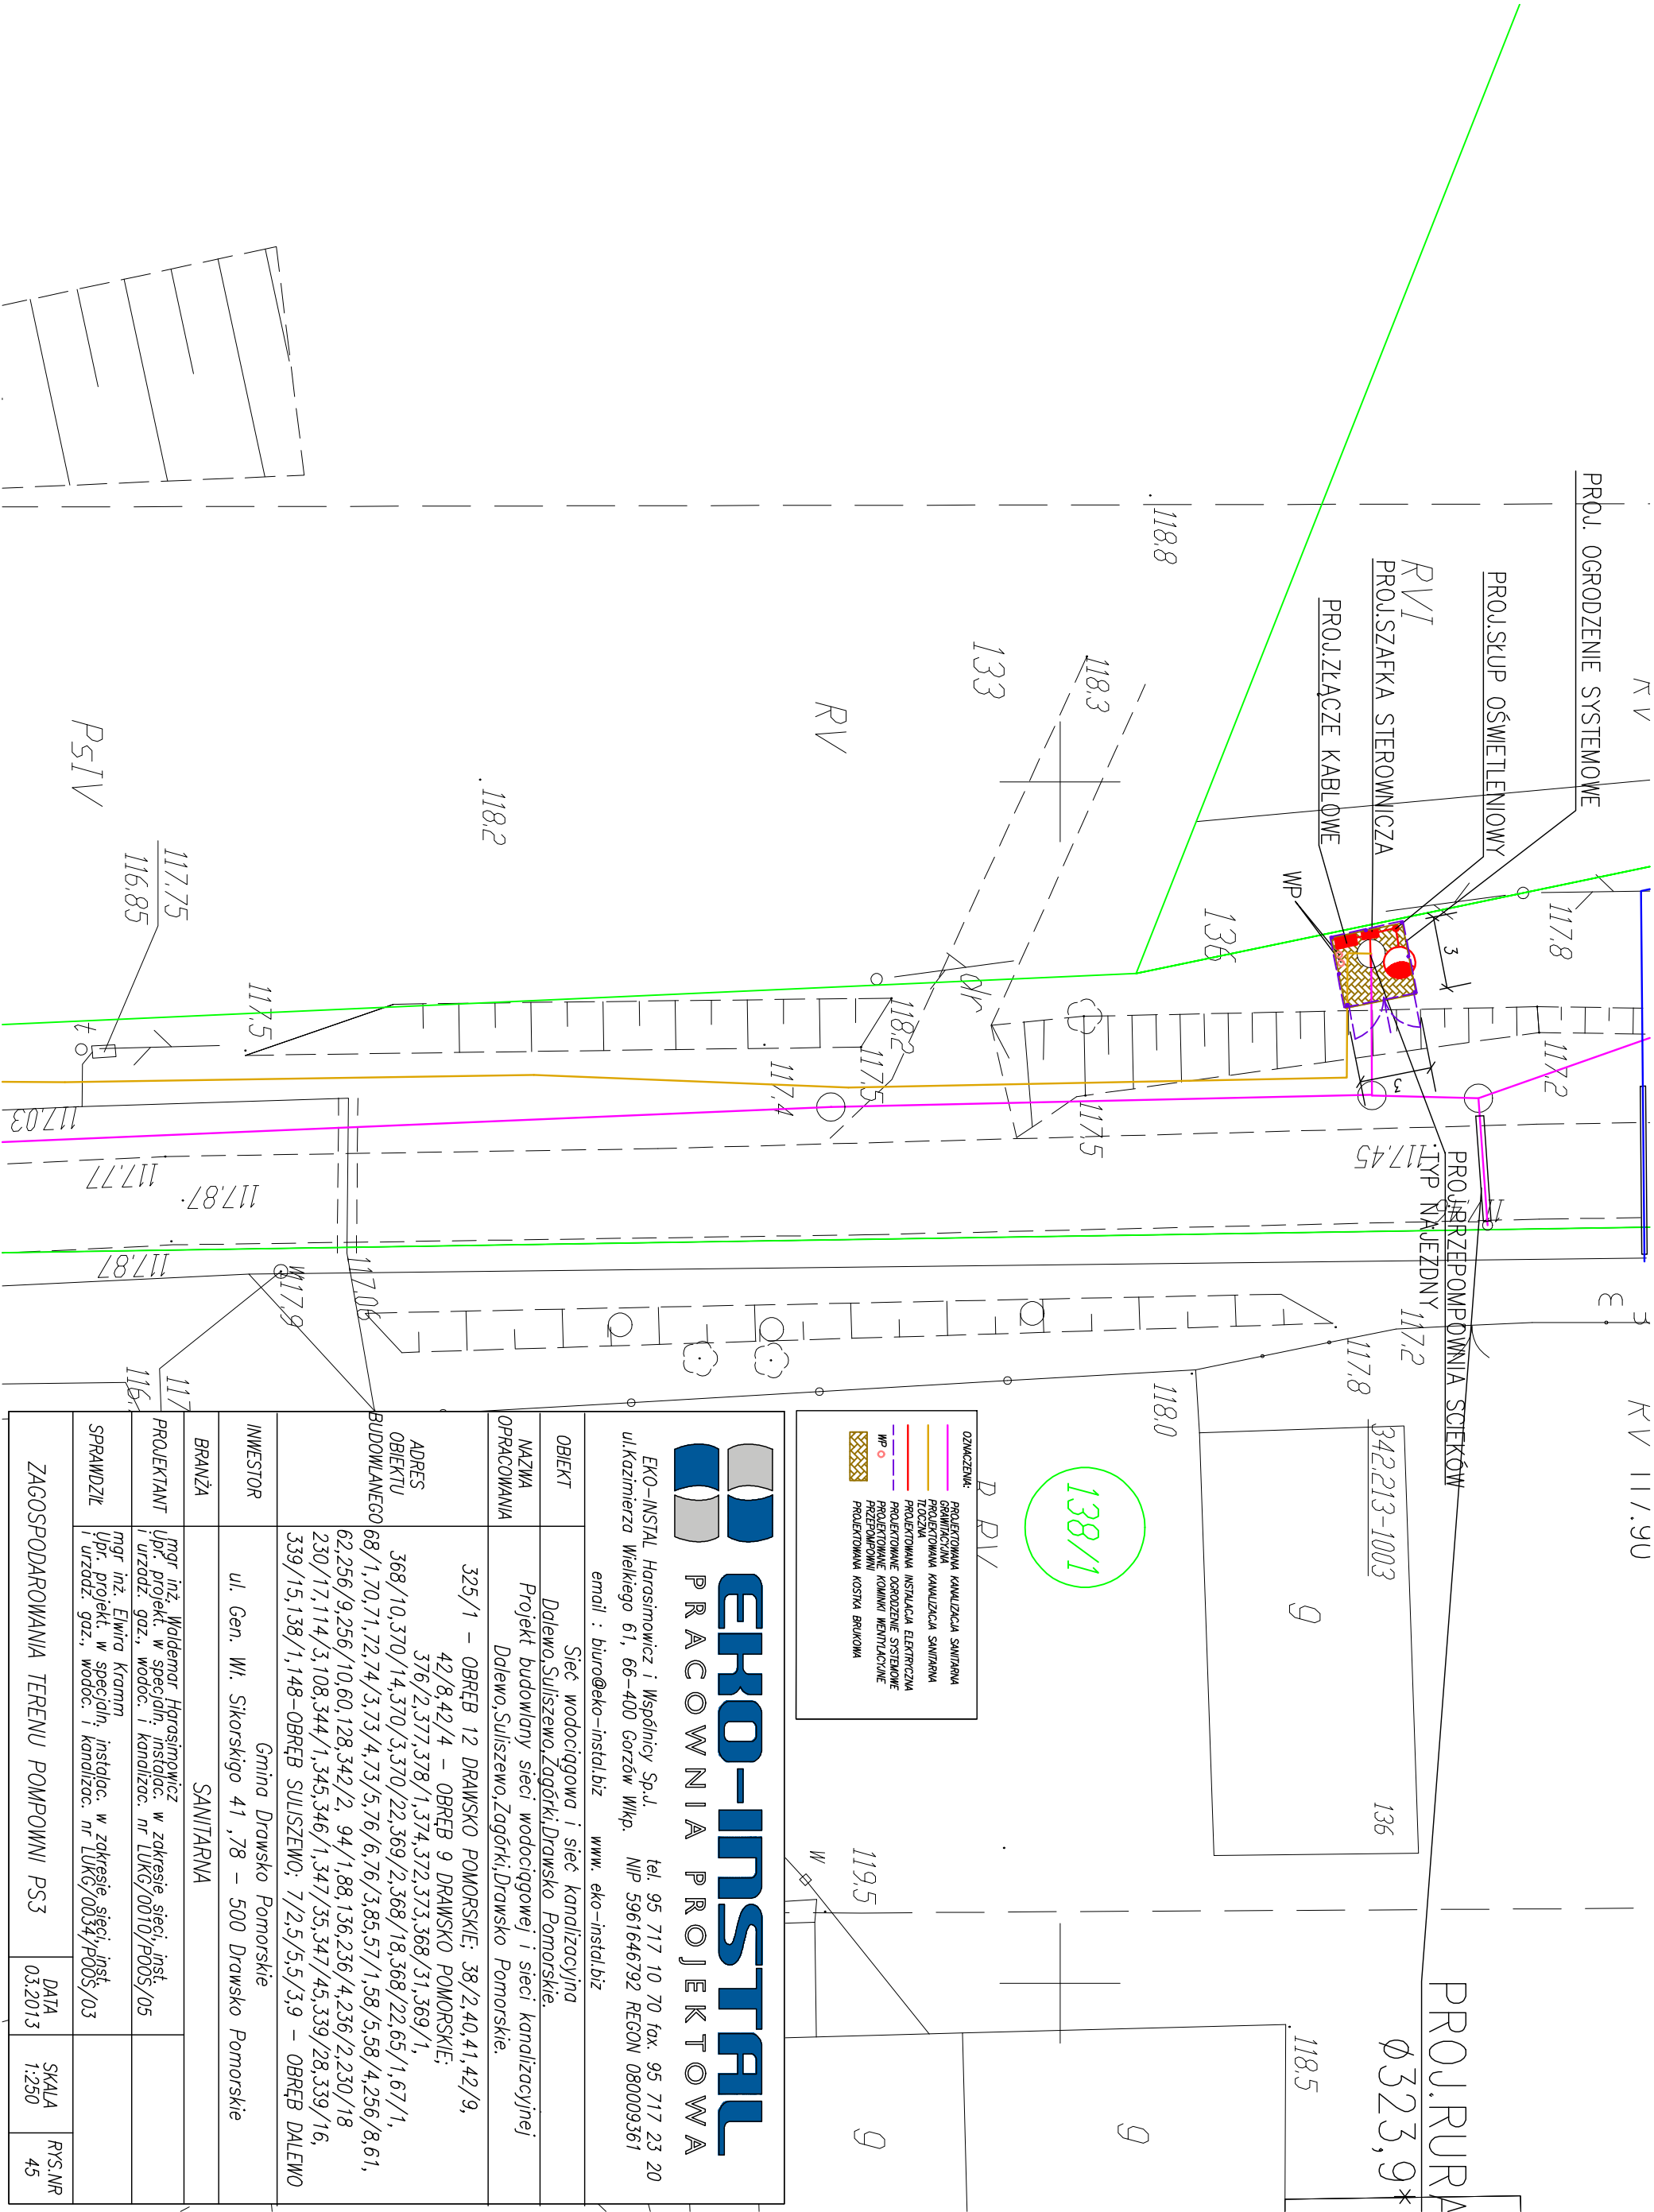

EKO-INSTAL
PRACOWNIA PROJEKTOWA

EKO-INSTAL Harasimowicz i Wspólnicy Sp. z o.o.
ul. Kazimierza Wielkiego 61, 66-400 Gorzów Wlkp.
tel. 95 717 10 70 fax. 95 717 23 20
NIP 5961646792 REGON 080009361

email : biuro@eko-instal.biz www.eko-instal.biz

OBIEKT	Sieć wodociągowa i sieć kanalizacyjna
NAZWA	Dalewo, Suliszewo, Zagórze, Drawsko Pomorskie.
OPRACOWANIA	Dalewo, Suliszewo, Zagórze, Drawsko Pomorskie.
ADRES	325/1 – OBRĘB 12 DRAWSKO POMORSKIE; 38/240,41,42/9, 42/8,42/4 – OBRĘB 9 DRAWSKO POMORSKIE; 376/2,377,378/1,374,372,373,368/31,369/1, 376/2,377,378/1,374,372,373,368/18,368/22,65/1,67/1, 368/10,370/14,370/3,370/22,369/2,368/18,368/22,65/1,67/1, 62,256/9,256/10,60,128,342/2, 94/1,88,136,236/4,236/2,230/18 230/17,114/3,108,344/1,345,346/1,347/35,347/45,339/28,339/16, 339/15,138/1,148 – OBRĘB SULISZEWO; 7/2,5/5,5/3,9 – OBRĘB DALEWO
INWESTOR	Gmina Drawsko Pomorskie
BRANŻA	ul. Gen. Wł. Sikorskiego 41, 78 – 500 Drawsko Pomorskie SANITARNA
PROJEKTANT	mgr inż. Waldemar Harasimowicz w zakresie sieci, inst. i urządz. gaz., wodoc. i kanalizac. nr LUKG/0010/P005/05
SPRAWDZIC	mgr inż. Elwira Kramm w zakresie sieci, inst. i urządz. gaz., wodoc. i kanalizac. nr LUKG/0034/P005/03
ZAGOSPODAROWANIA TERENU POMPOWNI PS3	DATA 03.2013 SKALA 1:250 PYS.NR 45